
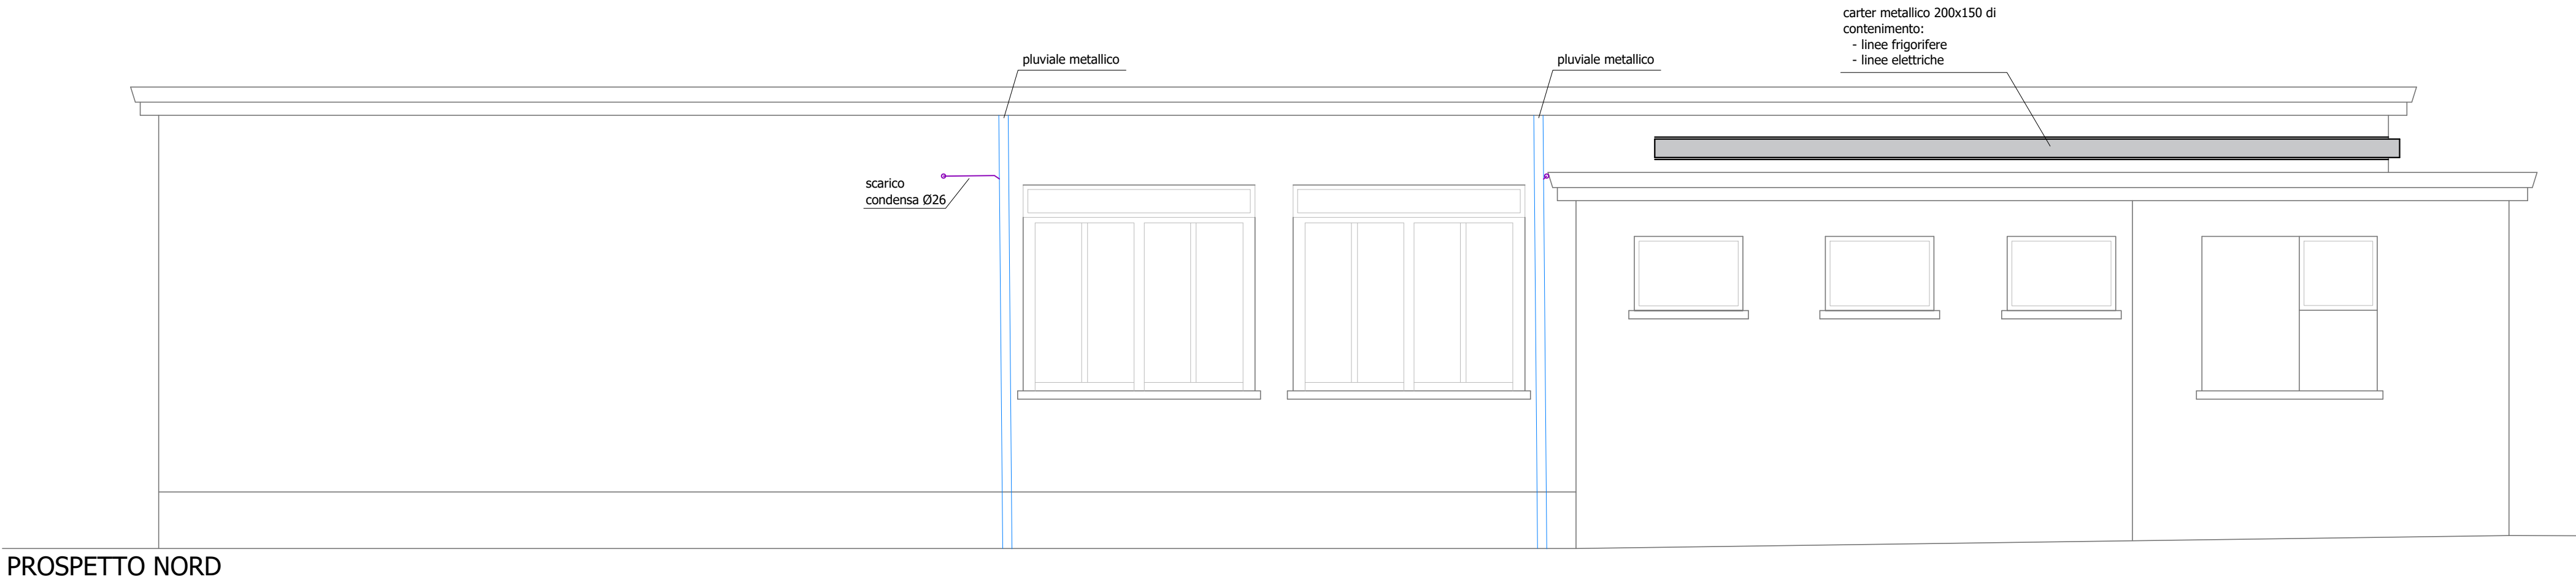
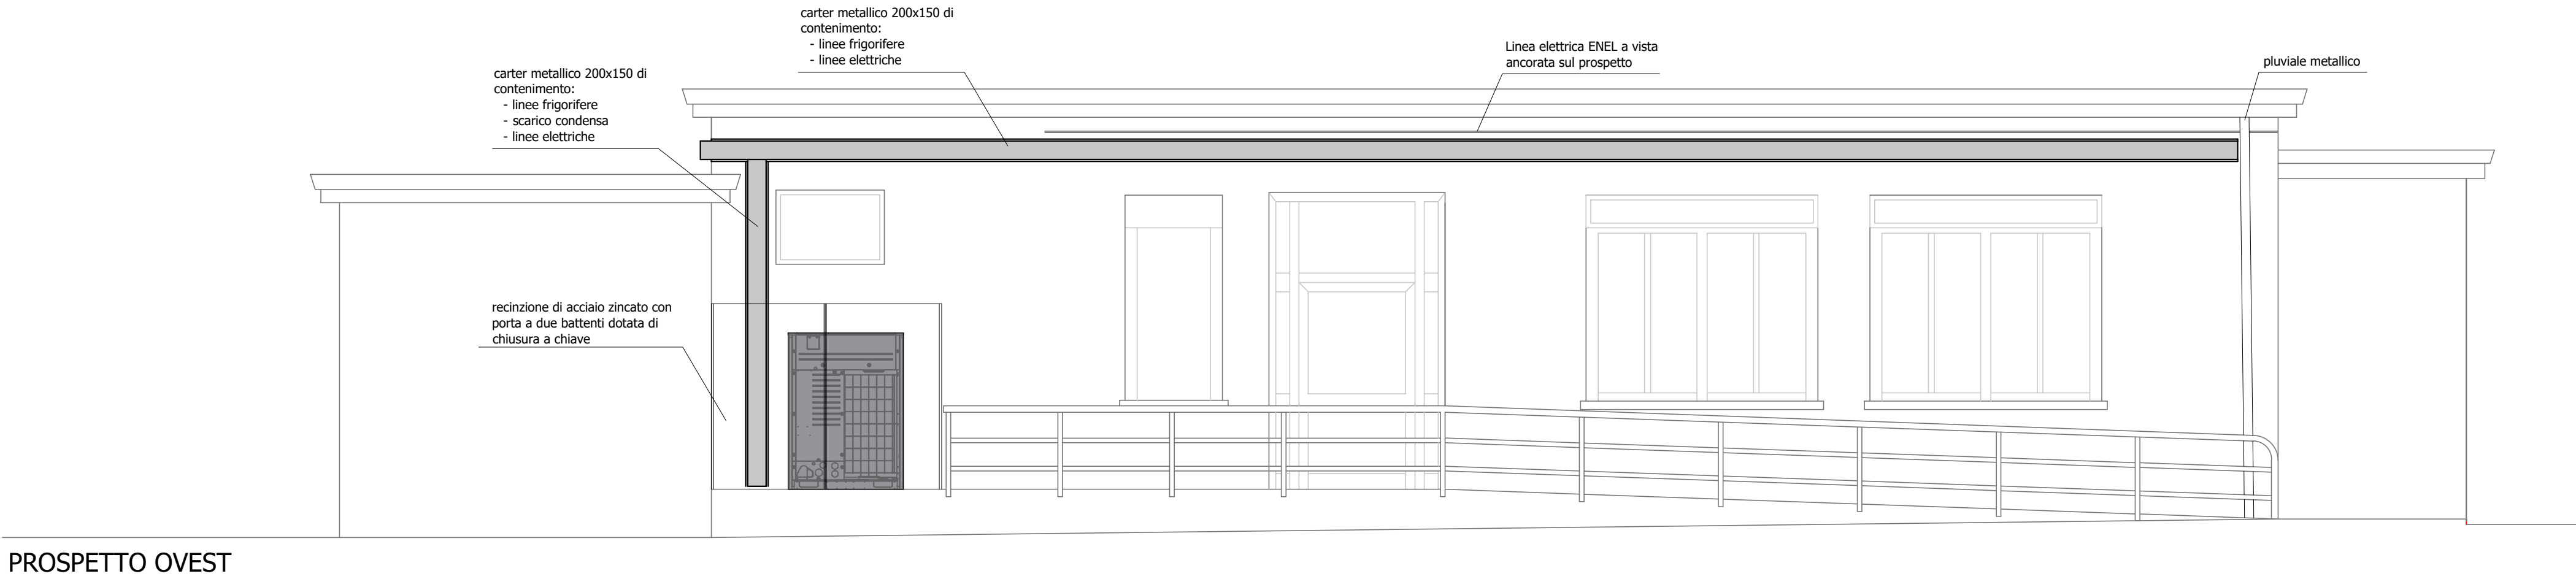


SCHEMA IMPIANTO DI CLIMATIZZAZIONE

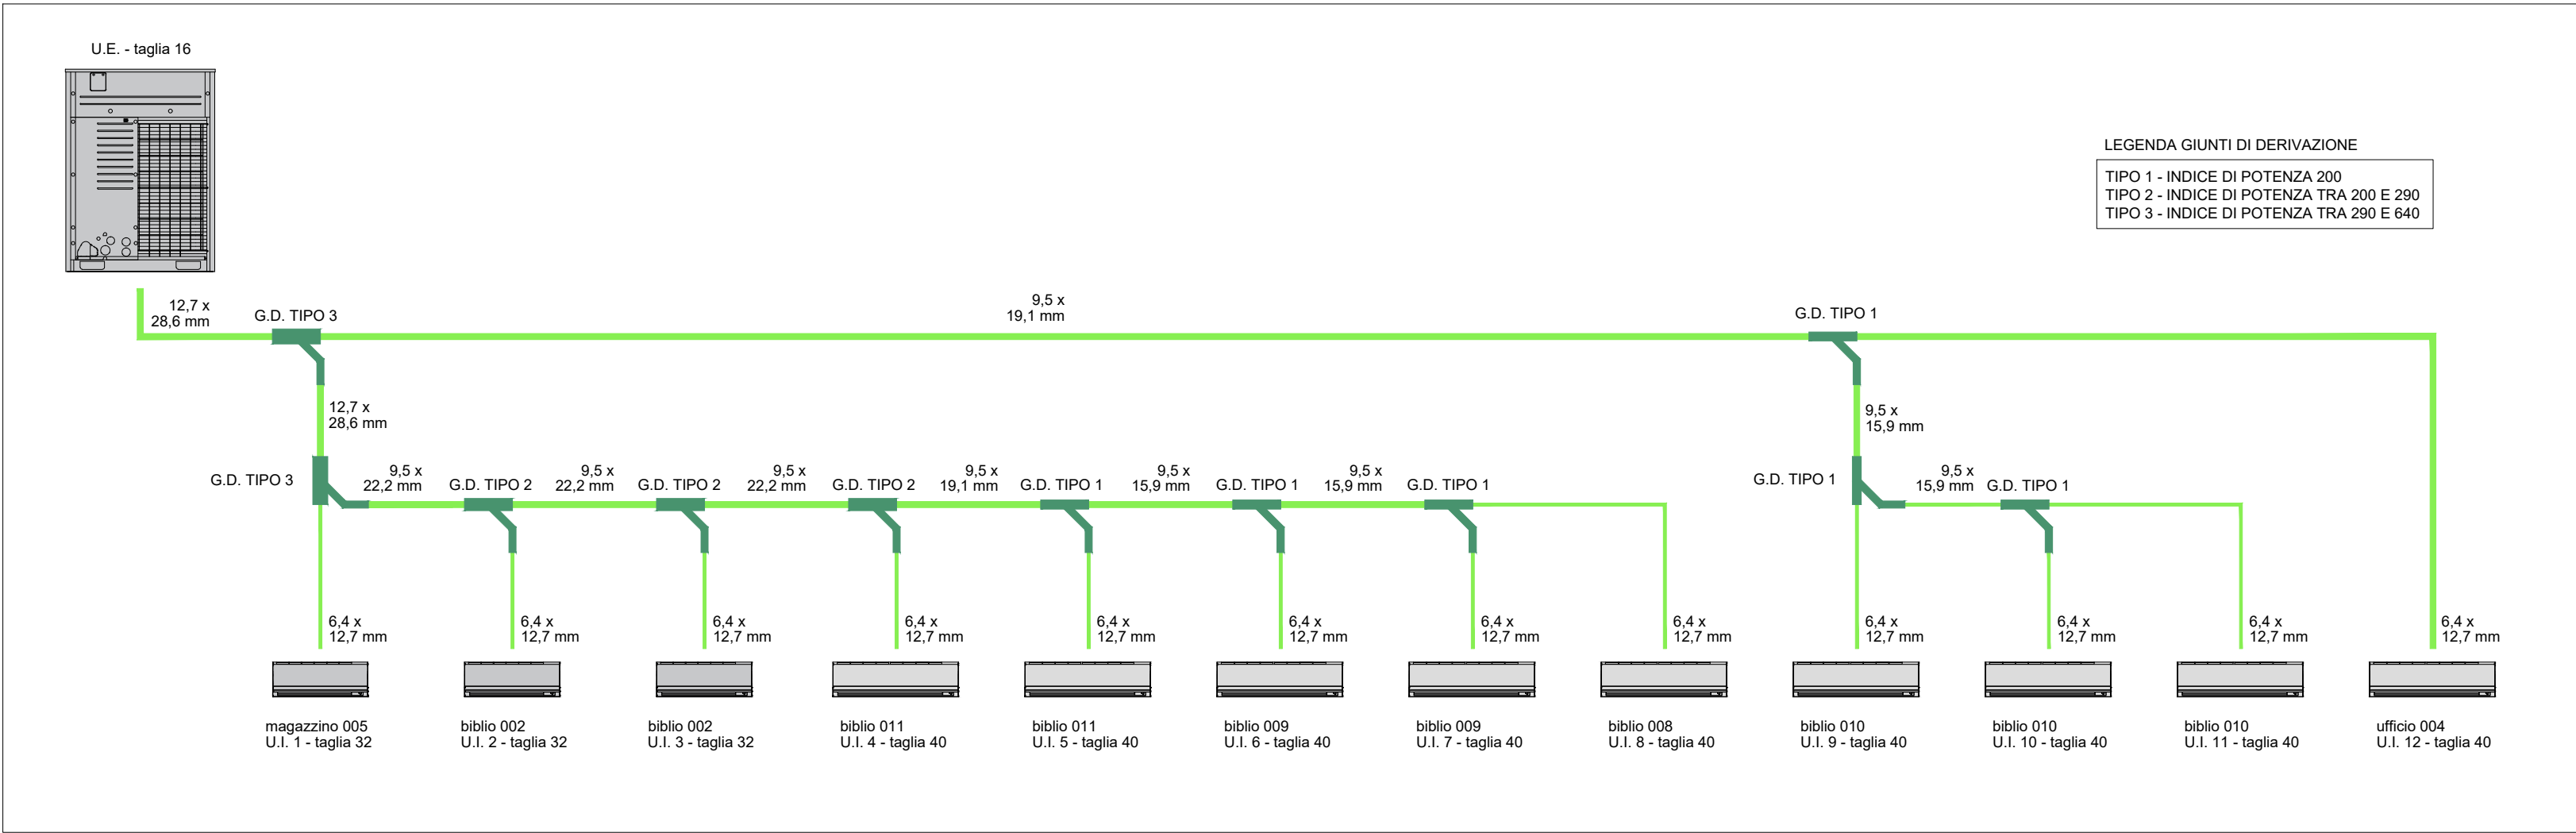

	PROGETTO: C.I.15477 - INTERVENTO DI RIQUALIFICAZIONE IMPIANTO DI CLIMATIZZAZIONE PRESSO LA SEDE DELL'AVVOCATURA CIVICA DI PALAZZO CAVALLI E DELLA BIBLIOTECA DI FAVARO CUP: F72H25000170004																					
	OGGETTO: BIBLIOTECA "BRUNO BRUNI" DI FAVARO VENETO Piazzale Don Vincenzo Agnoletto, 3, 30173 Venezia VE																					
	IMPIANTO DI CLIMATIZZAZIONE A VOLUME DI GAS VARIABILE Prospetti e schema																					
	COMMITTENTE: settore: "Viabilità di Quartiere e Locale Terraferma, Energia e Impianti" dirigente e RUP ing. Francesco Dittadi direttore ing. Simone Agrondi																					
Progettista		SCALA: 1:50		21 TAVOLA n°																		
		FASE: PROGETTO ESECUTIVO comprensivo del PFTE																				
		COMMESSA:																				
		FILE: 21IMCON204.pdf																				
<table><tr><td>0</td><td>emissione</td><td>20.09.25</td><td></td><td></td><td></td></tr><tr><td>REVISIONE</td><td>DESCRIZIONE</td><td>DATA</td><td>REDATTO</td><td>VERIFICATO</td><td>APPROVATO</td></tr><tr><td colspan="6">PROPRIETÀ RISERVATA © - A TERMINE DI LEGGE CI RISERVIAMO L'ESCLUSIVA PROPRIETÀ DI QUESTO DISEGNO, CON IL DIVIETO DI RIPRODURLO ANCHE PARZIALMENTE</td></tr></table>					0	emissione	20.09.25				REVISIONE	DESCRIZIONE	DATA	REDATTO	VERIFICATO	APPROVATO	PROPRIETÀ RISERVATA © - A TERMINE DI LEGGE CI RISERVIAMO L'ESCLUSIVA PROPRIETÀ DI QUESTO DISEGNO, CON IL DIVIETO DI RIPRODURLO ANCHE PARZIALMENTE					
0	emissione	20.09.25																				
REVISIONE	DESCRIZIONE	DATA	REDATTO	VERIFICATO	APPROVATO																	
PROPRIETÀ RISERVATA © - A TERMINE DI LEGGE CI RISERVIAMO L'ESCLUSIVA PROPRIETÀ DI QUESTO DISEGNO, CON IL DIVIETO DI RIPRODURLO ANCHE PARZIALMENTE																						