


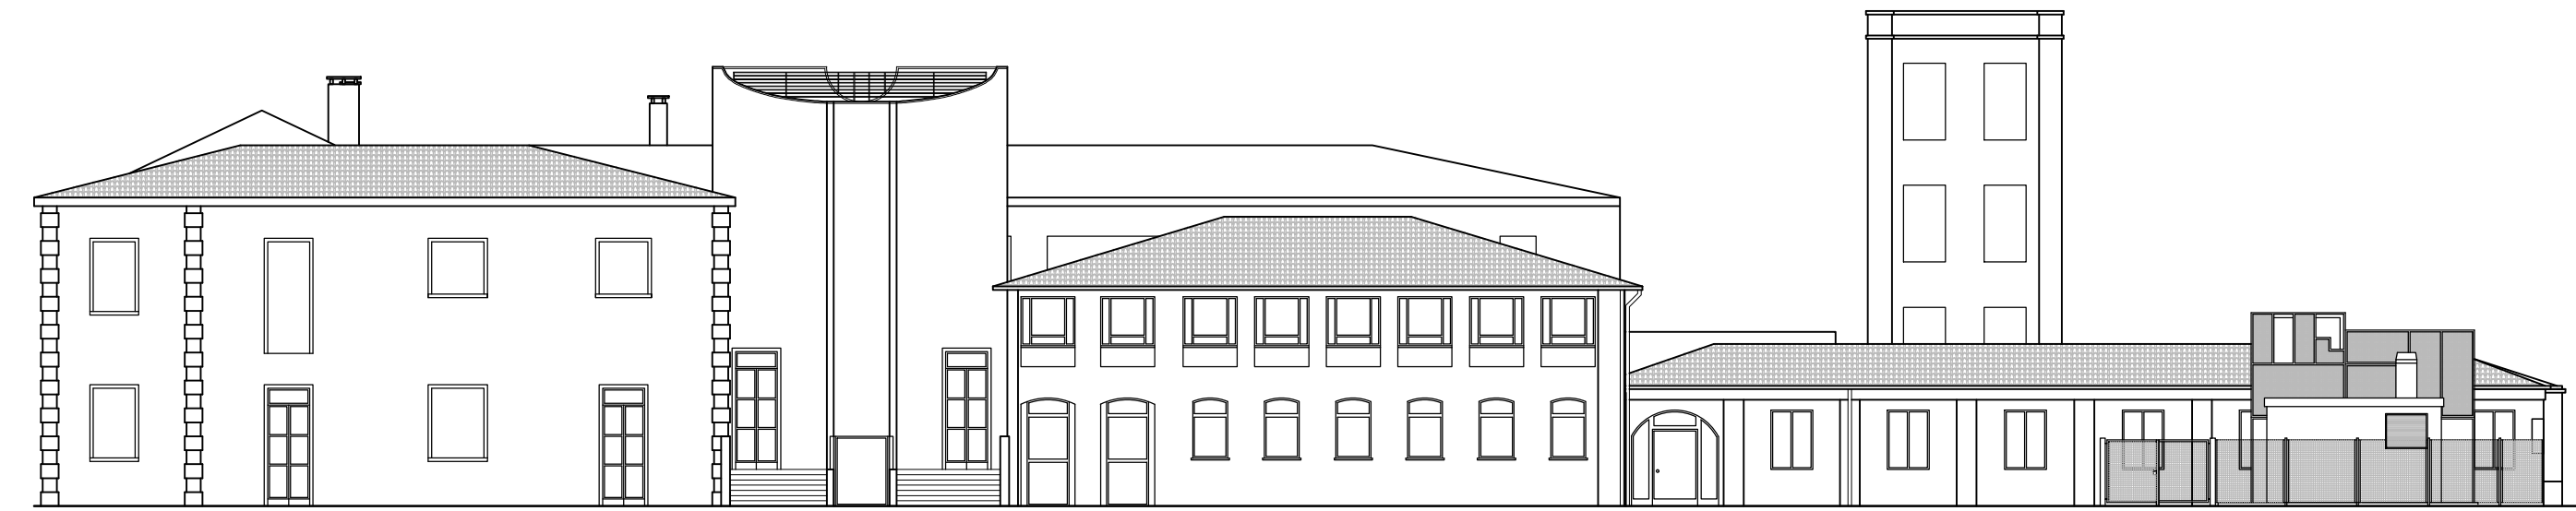


PROSPETTO EST
Scala 1:200




PROSPETTO SUD
Scala 1:200



PROSPETTO OVEST
Scala 1:200

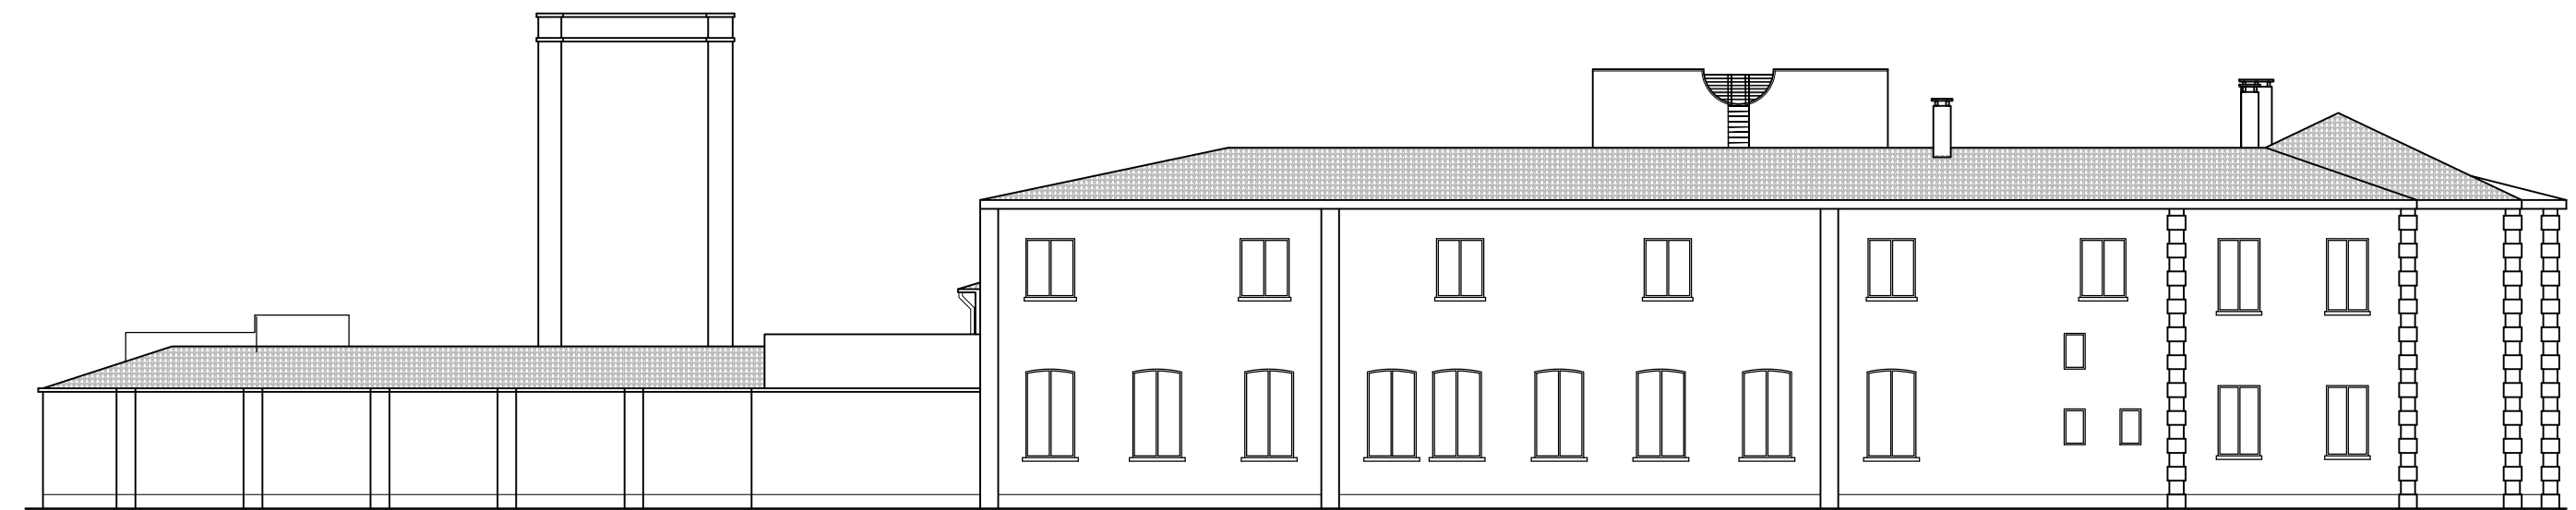

PROSPETTO NORD
Scala 1:200

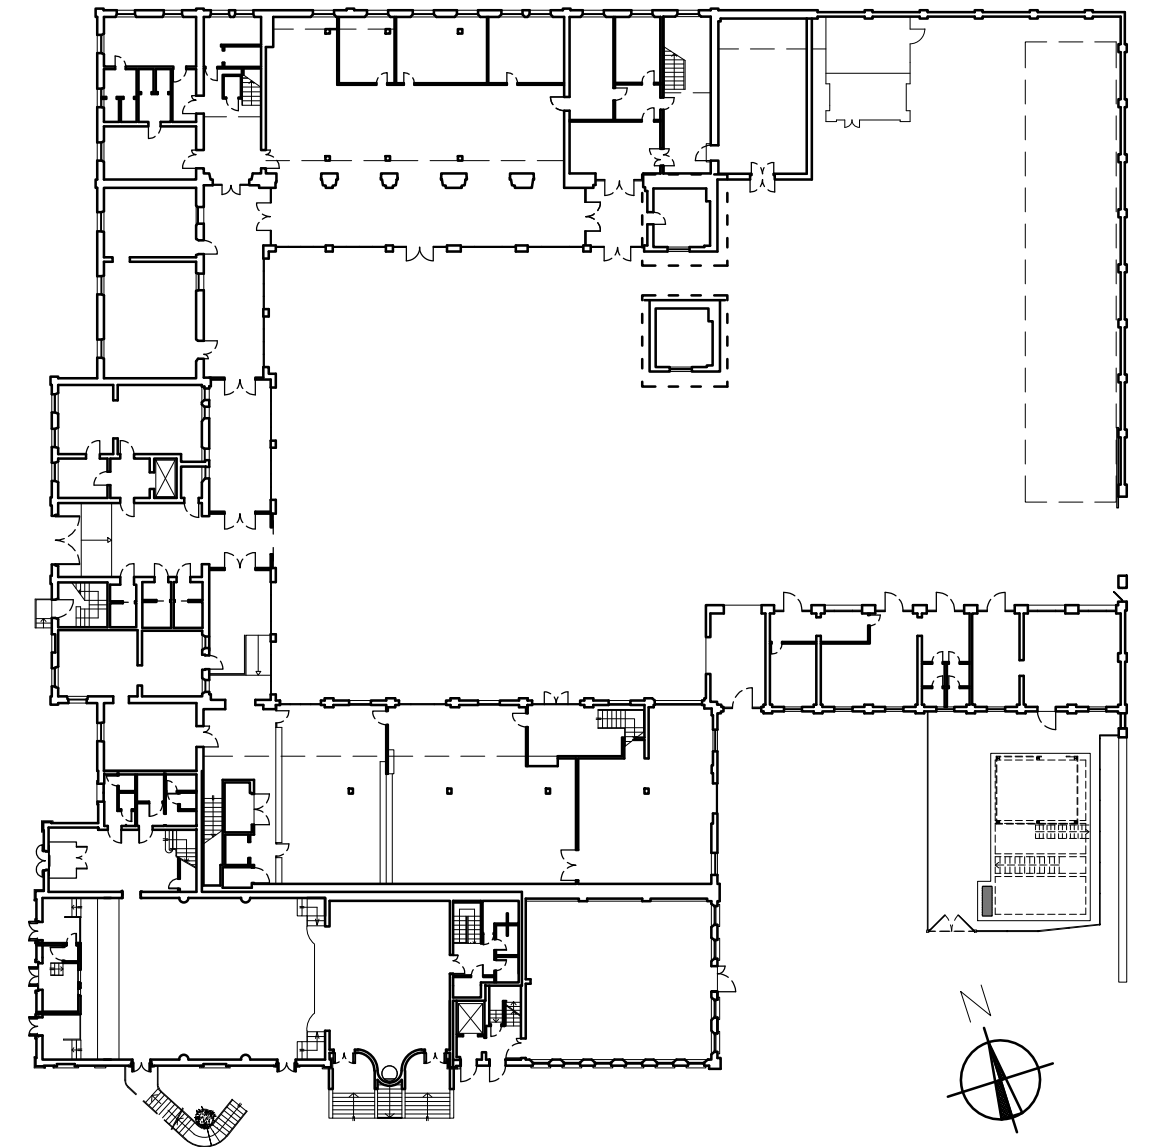

PLANIMETRIA GENERALE
Scala 1:500



C.I. 15427 - INTERVENTO DI RIQUALIFICAZIONE IMPIANTO DI
CLIMATIZZAZIONE DEL COMPLESSO EX GIL
SITO A VENEZIA-MESTRE VIA CAPPUCCINA N. 76
Codici Edifici: 412014 - 272032 - 502041

PROGETTO ESECUTIVO

AREA LAVORI PUBBLICI, MOBILITA' E TRASPORTI
SETTORE VIABILITA' DI QUARTIERE E LOCALE
TERRAFERMA, ENERGIA E IMPIANTI
SERVIZIO IMPIANTI TERRAFERMA

R.U.P. - Responsabile Unico del Procedimento:
ing. Francesco Dittadi

CA' FARSETTI - San Marco 4136
30124 Venezia

progettista:
ing. Vito Saccarola

collaboratori:



studio tecnico ing. vito saccarola
progettazione e direzione lavori di opere di ingegneria civile

TAV.
2/7-ED

oggetto:

PROSPETTI
STATO DI FATTO

prog.: VO11C
file: VO11C60100.dwg
scala: 1:500 - 1:200
data: novembre 2025

prog.	data	descrizione	rev.	operatore	verifica	approvazione
1	07/04/2025	1 emissione - progetto di fattibilità tecnica ed economica (file: VO11C50100.dwg)	1	11fz	04ln	07vs
2	nov. 2025	II emissione - progetto esecutivo (ex file VO11C50100.dwg)	0	10fz	04ln	07vs