


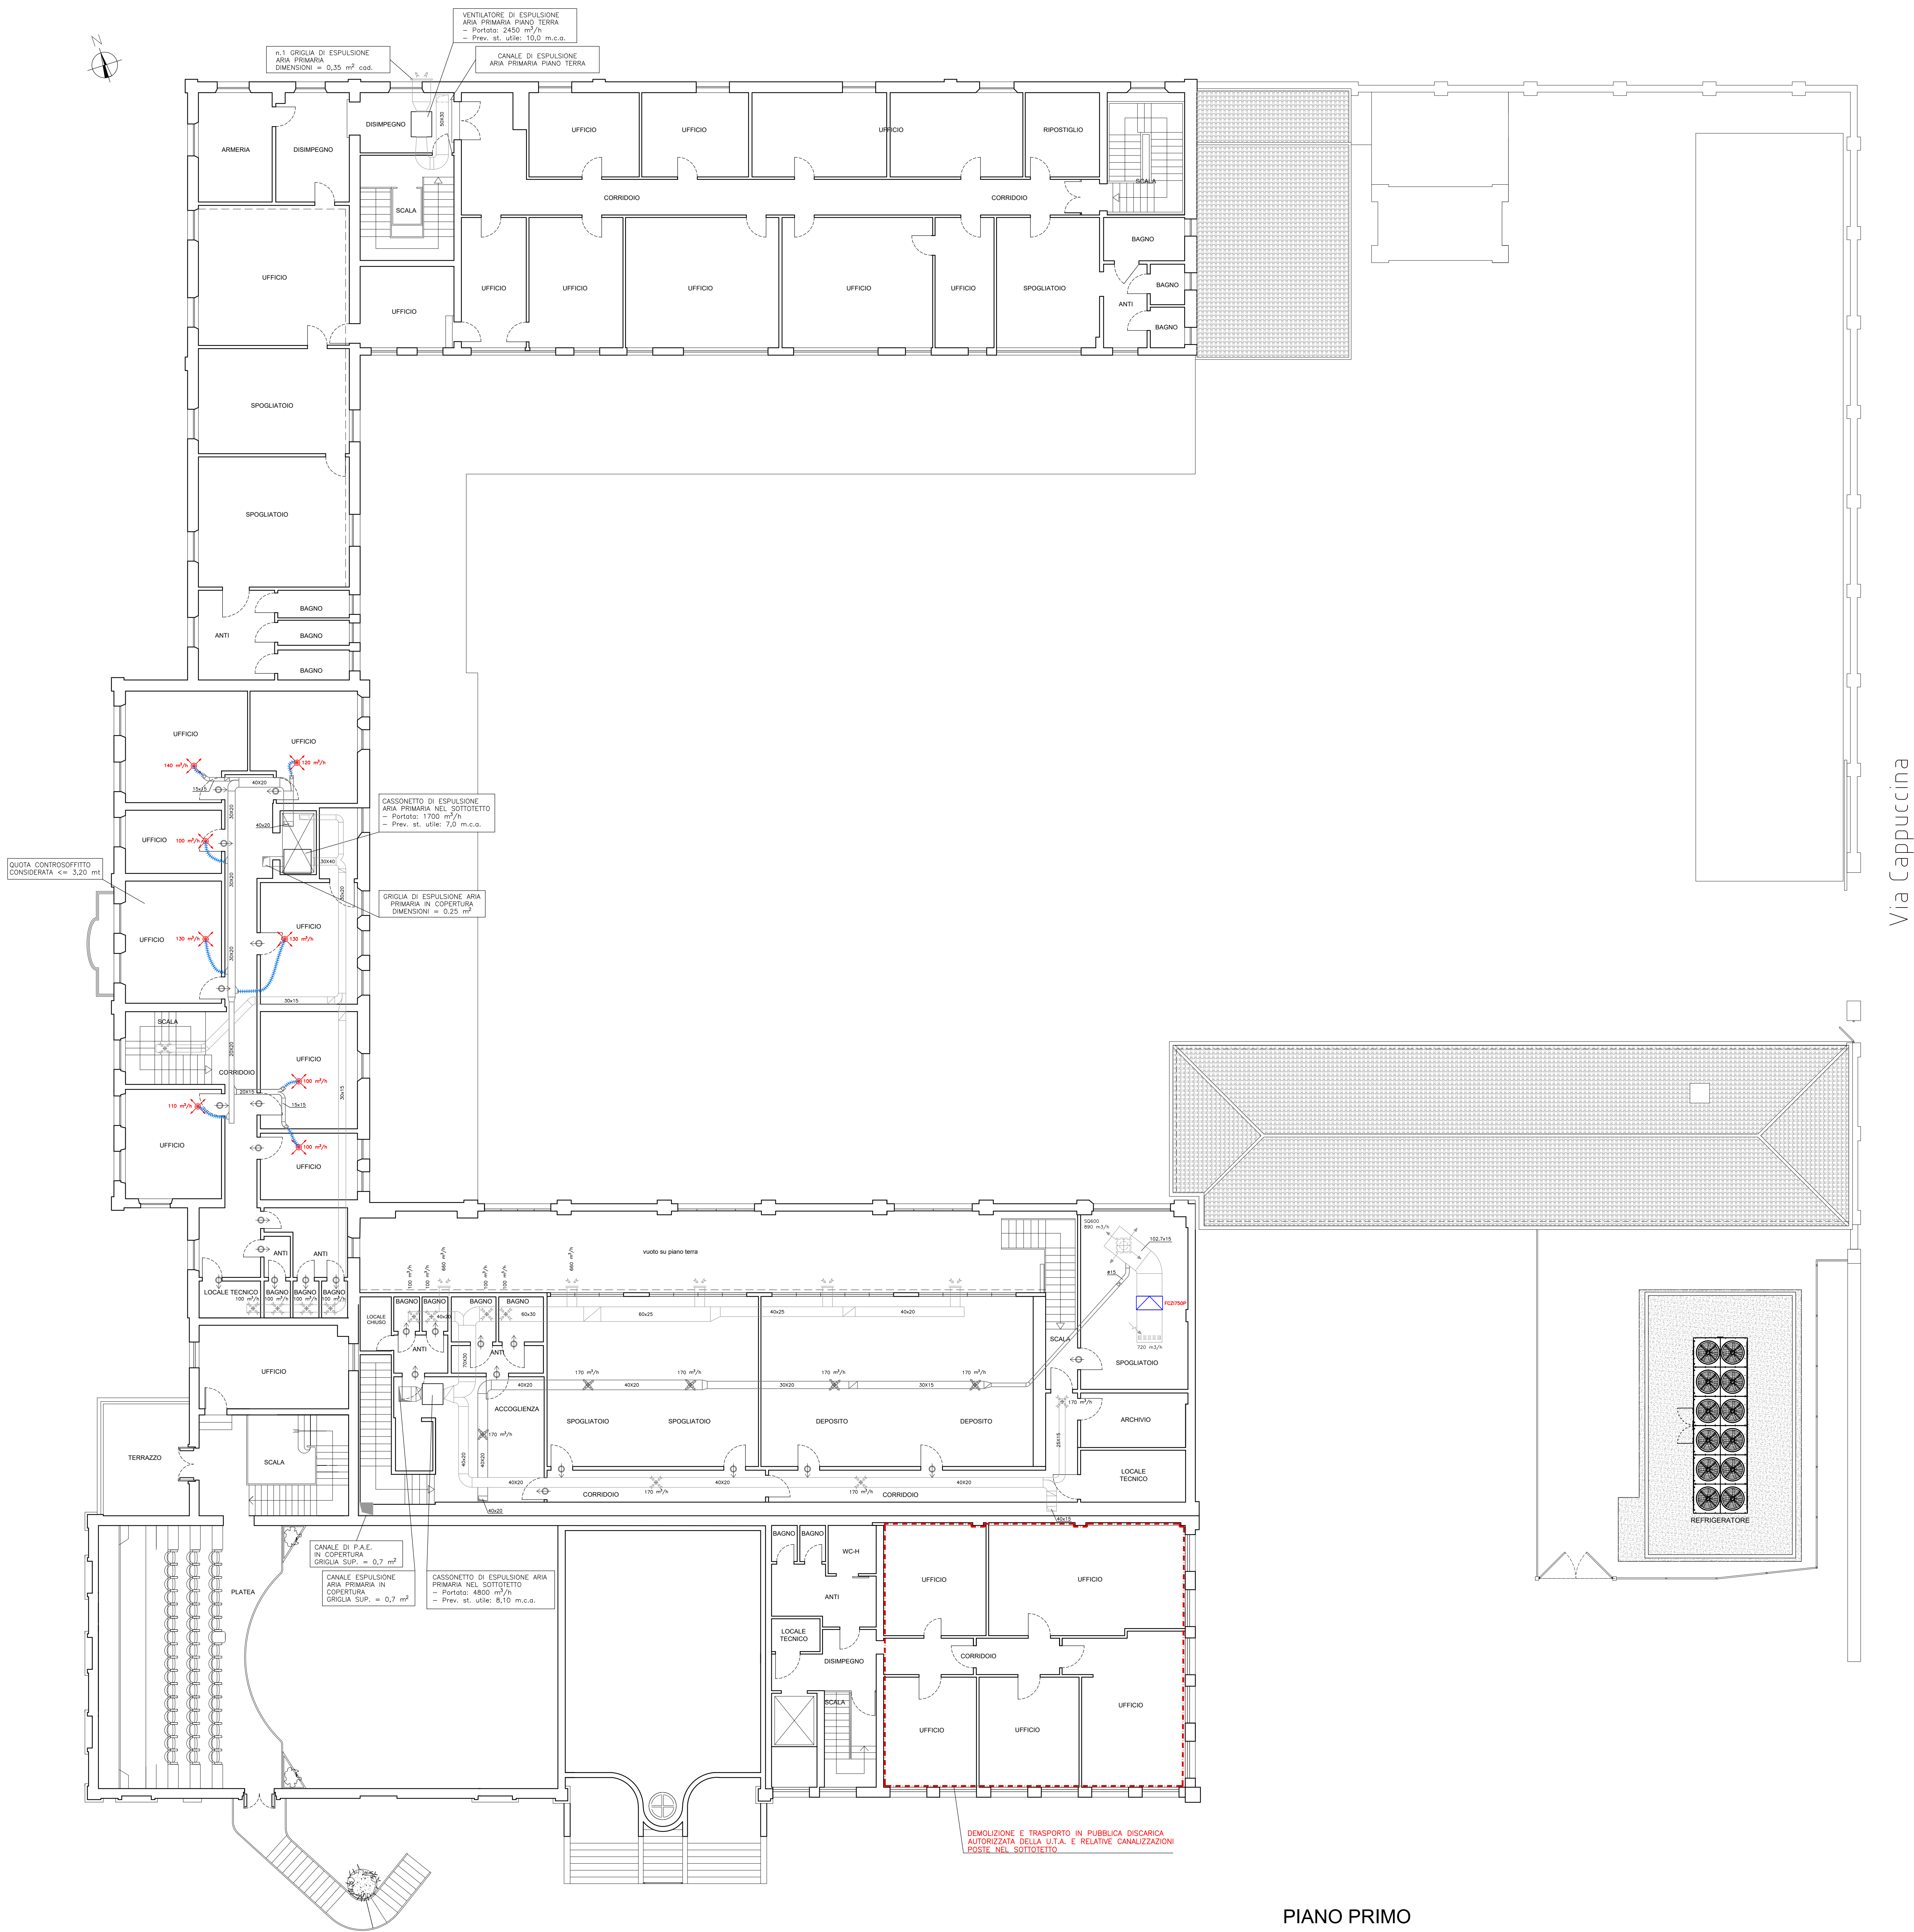

Via Cappuccina

LEGENDA

- CANALE ESISTENTE A SEZIONE RETTANGOLARE DI MANDATA ARIA
- CANALE ESISTENTE A SEZIONE RETTANGOLARE DI RIPRESA ARIA
- CANALE ESISTENTE A SEZIONE RETTANGOLARE DI PRESA ARIA ESTERNA
- CANALE ESISTENTE A SEZIONE RETTANGOLARE DI ESPULSIONE ARIA
- GRIGLIA DI TRANSITO ESISTENTE
- DIFFUSORE ESISTENTE DI MANDATA ARIA
- BOCCHETTA ESISTENTE DI MANDATA ARIA
- NUOVO ANEMOSTATO DI MANDATA ARIA
- VALVOLA ESISTENTE DI RIPRESA ARIA
- BOCCHETTA ESISTENTE DI RIPRESA ARIA
- NUOVA BOCCHETTA DI MANDATA ARIA
- NUOVO VENTILCONVETTORE COLLEGATO A MANDATA E RIPRESA ESISTENTI
- NUOVA CANALIZZAZIONE FLESSIBILE ISOLATA DI MANDATA ARIA (Ø150)
- NUOVE TUBAZIONI DI MANDATA E RITORNO CIRCUITO U.T.A. IN ACCIAIO INOX ISOLATE A NORMA L.10/91 E SPESS. ANTICONDENSA
- PERCORSO TUBAZIONI A SOFFITTO E/O CONTROSOFFITTO



C.I. 15427 - INTERVENTO DI RIQUALIFICAZIONE IMPIANTO DI CLIMATIZZAZIONE DEL COMPLESSO EX GIL SITO A VENEZIA-MESTRE VIA CAPPUCINA N. 76 Codici Edifici: 412014 - 272032 - 502041

PROGETTO ESECUTIVO

AREA LAVORI PUBBLICI MOBILITÀ E TRASPORTI
SETTORE VIABILITÀ DI QUARTIERE E LOCALE
TERRAFERMA, ENERGIA E IMPIANTI
SERVIZIO IMPIANTI TERRAFERMA
R.U.P. - Responsabile Unico del Procedimento:
ing. Francesco Dittadi

progettista:
ing. Vito Saccarola

collaboratori:

studio tecnico ing. vito saccarola
progettazione e direzione lavori di ingegneria civile

TAV.
04/14-IT

oggetto:
DISTRIBUZIONE IMPIANTO DI VENTILAZIONE
PIANTA PIANO PRIMO
STATO DI PROGETTO

prog.: VOI1C
file: VOI1C60302.dwg
scala: 1:100
data: novembre 2025

rev.	data	descrizione	autore	verifica	approvazione
1	2025.11.05	1. emissione - Progetto di dettaglio tecnico di intervento (file: VOI1C60302.dwg)	ing. Vito Saccarola	ing. Francesco Dittadi	ing. Francesco Dittadi
2	2025.11.05	2. emissione - Progetto esecutivo	ing. Vito Saccarola	ing. Francesco Dittadi	ing. Francesco Dittadi

Questo documento è di proprietà dello Studio Tecnico Ing. Vito Saccarola che ne riserva tutti i diritti di legge.
Modello: VOI1C60302 - Corrigenda - Rev.01 del 29/03/2025 al 100% - app.01/04

PIANO PRIMO
Scala 1:100