



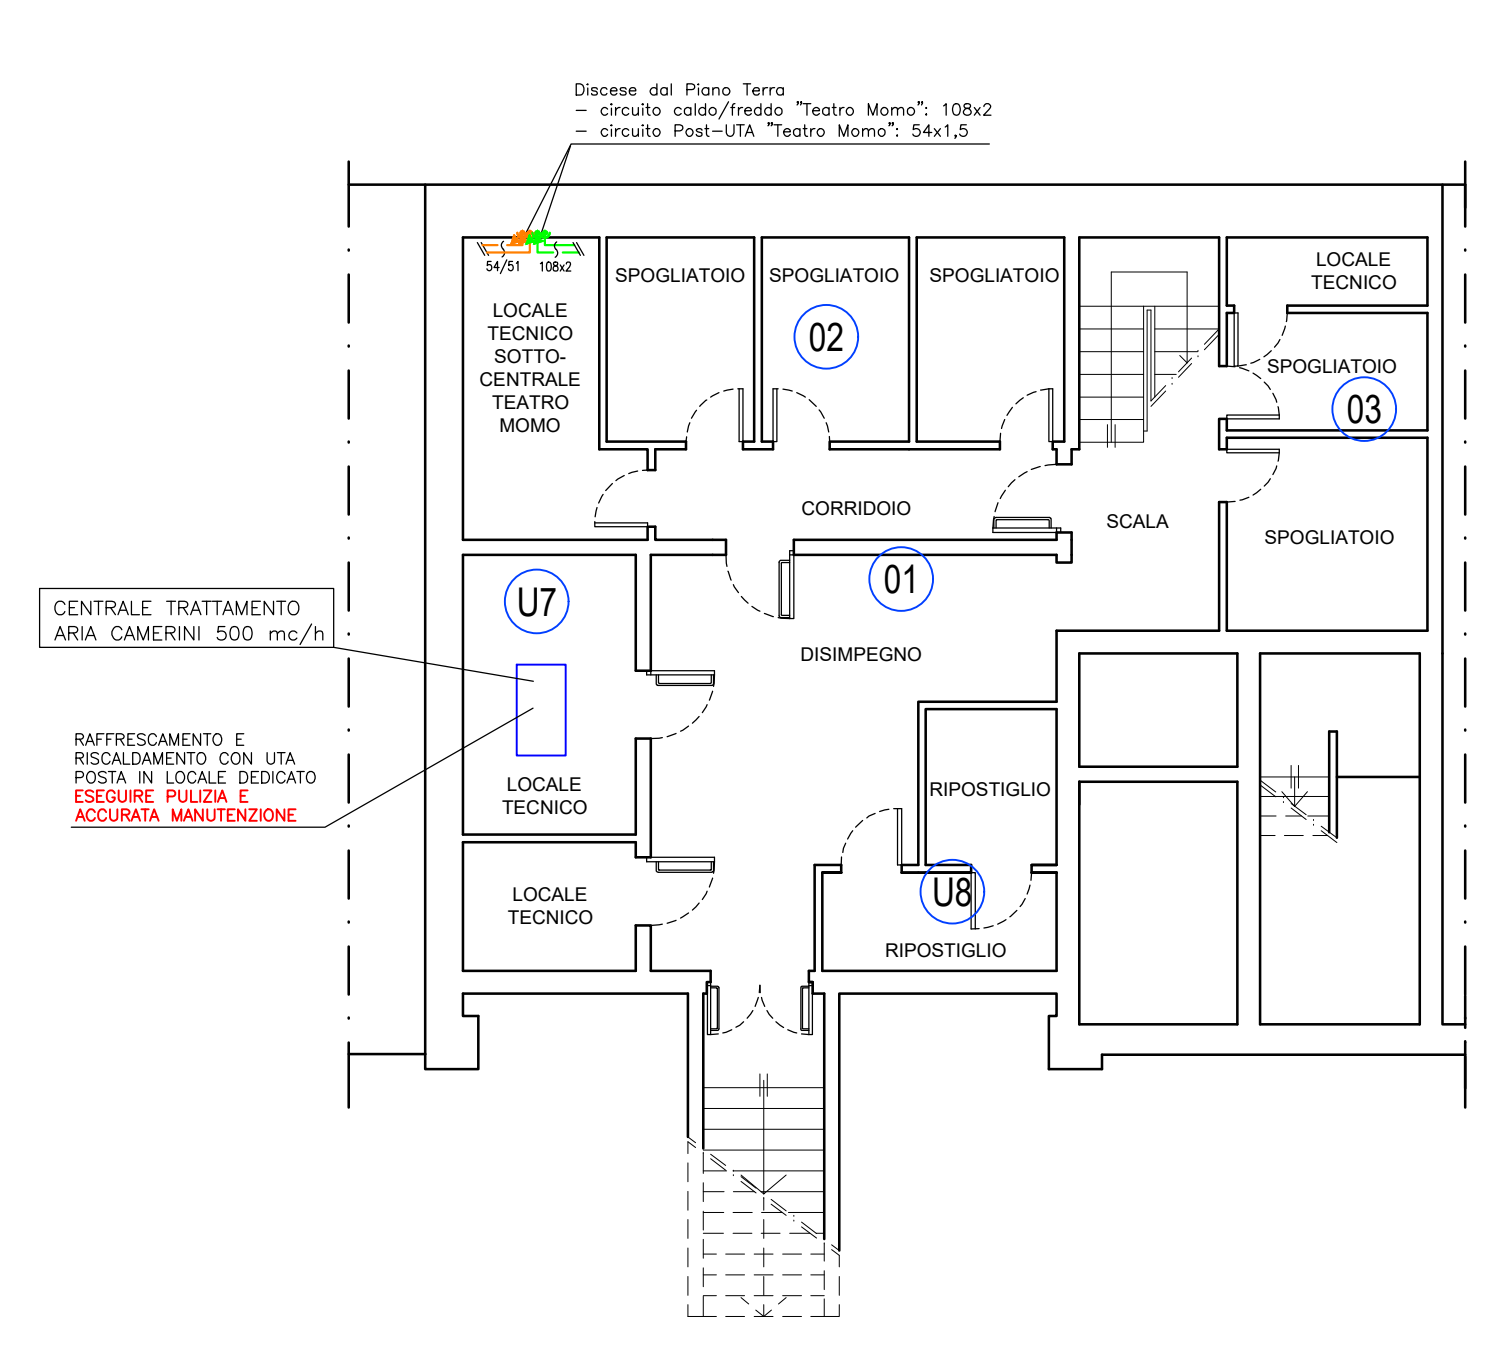

PIANO INTERRATO - TEATRO MOMO
Scala 1:100

LEGENDA

- NUOVO RADIATORE
 - VALVOLA DI ZONA A SFERA CON SERVOCOMANDO (Estate/Inverno)
 - VENTILCONVETTORE ESISTENTE
 - NUOVO VENTILCONVETTORE A PARETE TIPO AERMEC MOD. FCWI (nn=N. MODELLO)
 - NUOVO VENTILCONVETTORE A PAVIMENTO/SOFFITTO TIPO AERMEC MOD. FCZI (nn=N. MODELLO)
 - NUOVO VENTILCONVETTORE A CASSETTA IN CONTROSOFFITTO TIPO AERMEC MOD. FCWI (nn=N. MODELLO)
 - NUOVO FANCOIL CANALIZZABILE TIPO AERMEC MOD. FCZI (nn=N. MODELLO)
 - NUOVE TUBAZIONI DI MANDATA E RITORNO CIRCUITO VENTILCONVETTORI IN ACCIAIO INOX ISOLATE A NORMA L.10/91 E SPESS. ANTICONDENSA
 - NUOVE TUBAZIONI DI MANDATA E RITORNO CIRCUITO RADIATORI IN ACCIAIO INOX ISOLATE A NORMA L.10/91
 - NUOVE TUBAZIONI DI MANDATA E RITORNO CIRCUITO CALDO/FREDDO SOTTOCENTRALE TEATRO MOMO E SOTTOCENTRALE POLIZIA LOCALE IN ACCIAIO INOX ISOLATE
 - NUOVE TUBAZIONI DI MANDATA E RITORNO CIRCUITO POST-RISCALDAMENTO IN ACCIAIO INOX ISOLATE A NORMA L.10/91 E SPESS. ANTICONDENSA
 - NUOVA TUBAZIONE SCARICO CONDENSA VENTILCONVETTORI IN PE60 - DN40
 - SALITA/DISCESA TUBAZIONE
 - TUBAZIONI IN POLIPROPILENE PREISOLATO PER I PERCORSI INTERRATI
 - TUBAZIONI CON PERCORSO A SOFFITTO E/O CONTROSOFFITTO
 - COLLEGAMENTO ALLO SCARICO CONDENSA ESISTENTE
 - COLLEGAMENTO ALLA LINEA BIANCA DISPONIBILE PER LO SCARICO CONDENSA
- NOTE : TUBAZIONI, COMPONENTI E MACCHINE DISEGNATE IN GRIGIO E/O NERO SONO PARTI ESISTENTI
TUBAZIONI, COMPONENTI E MACCHINE, DISEGNATE COLORATE SONO PARTI DI NUOVA INSTALLAZIONE

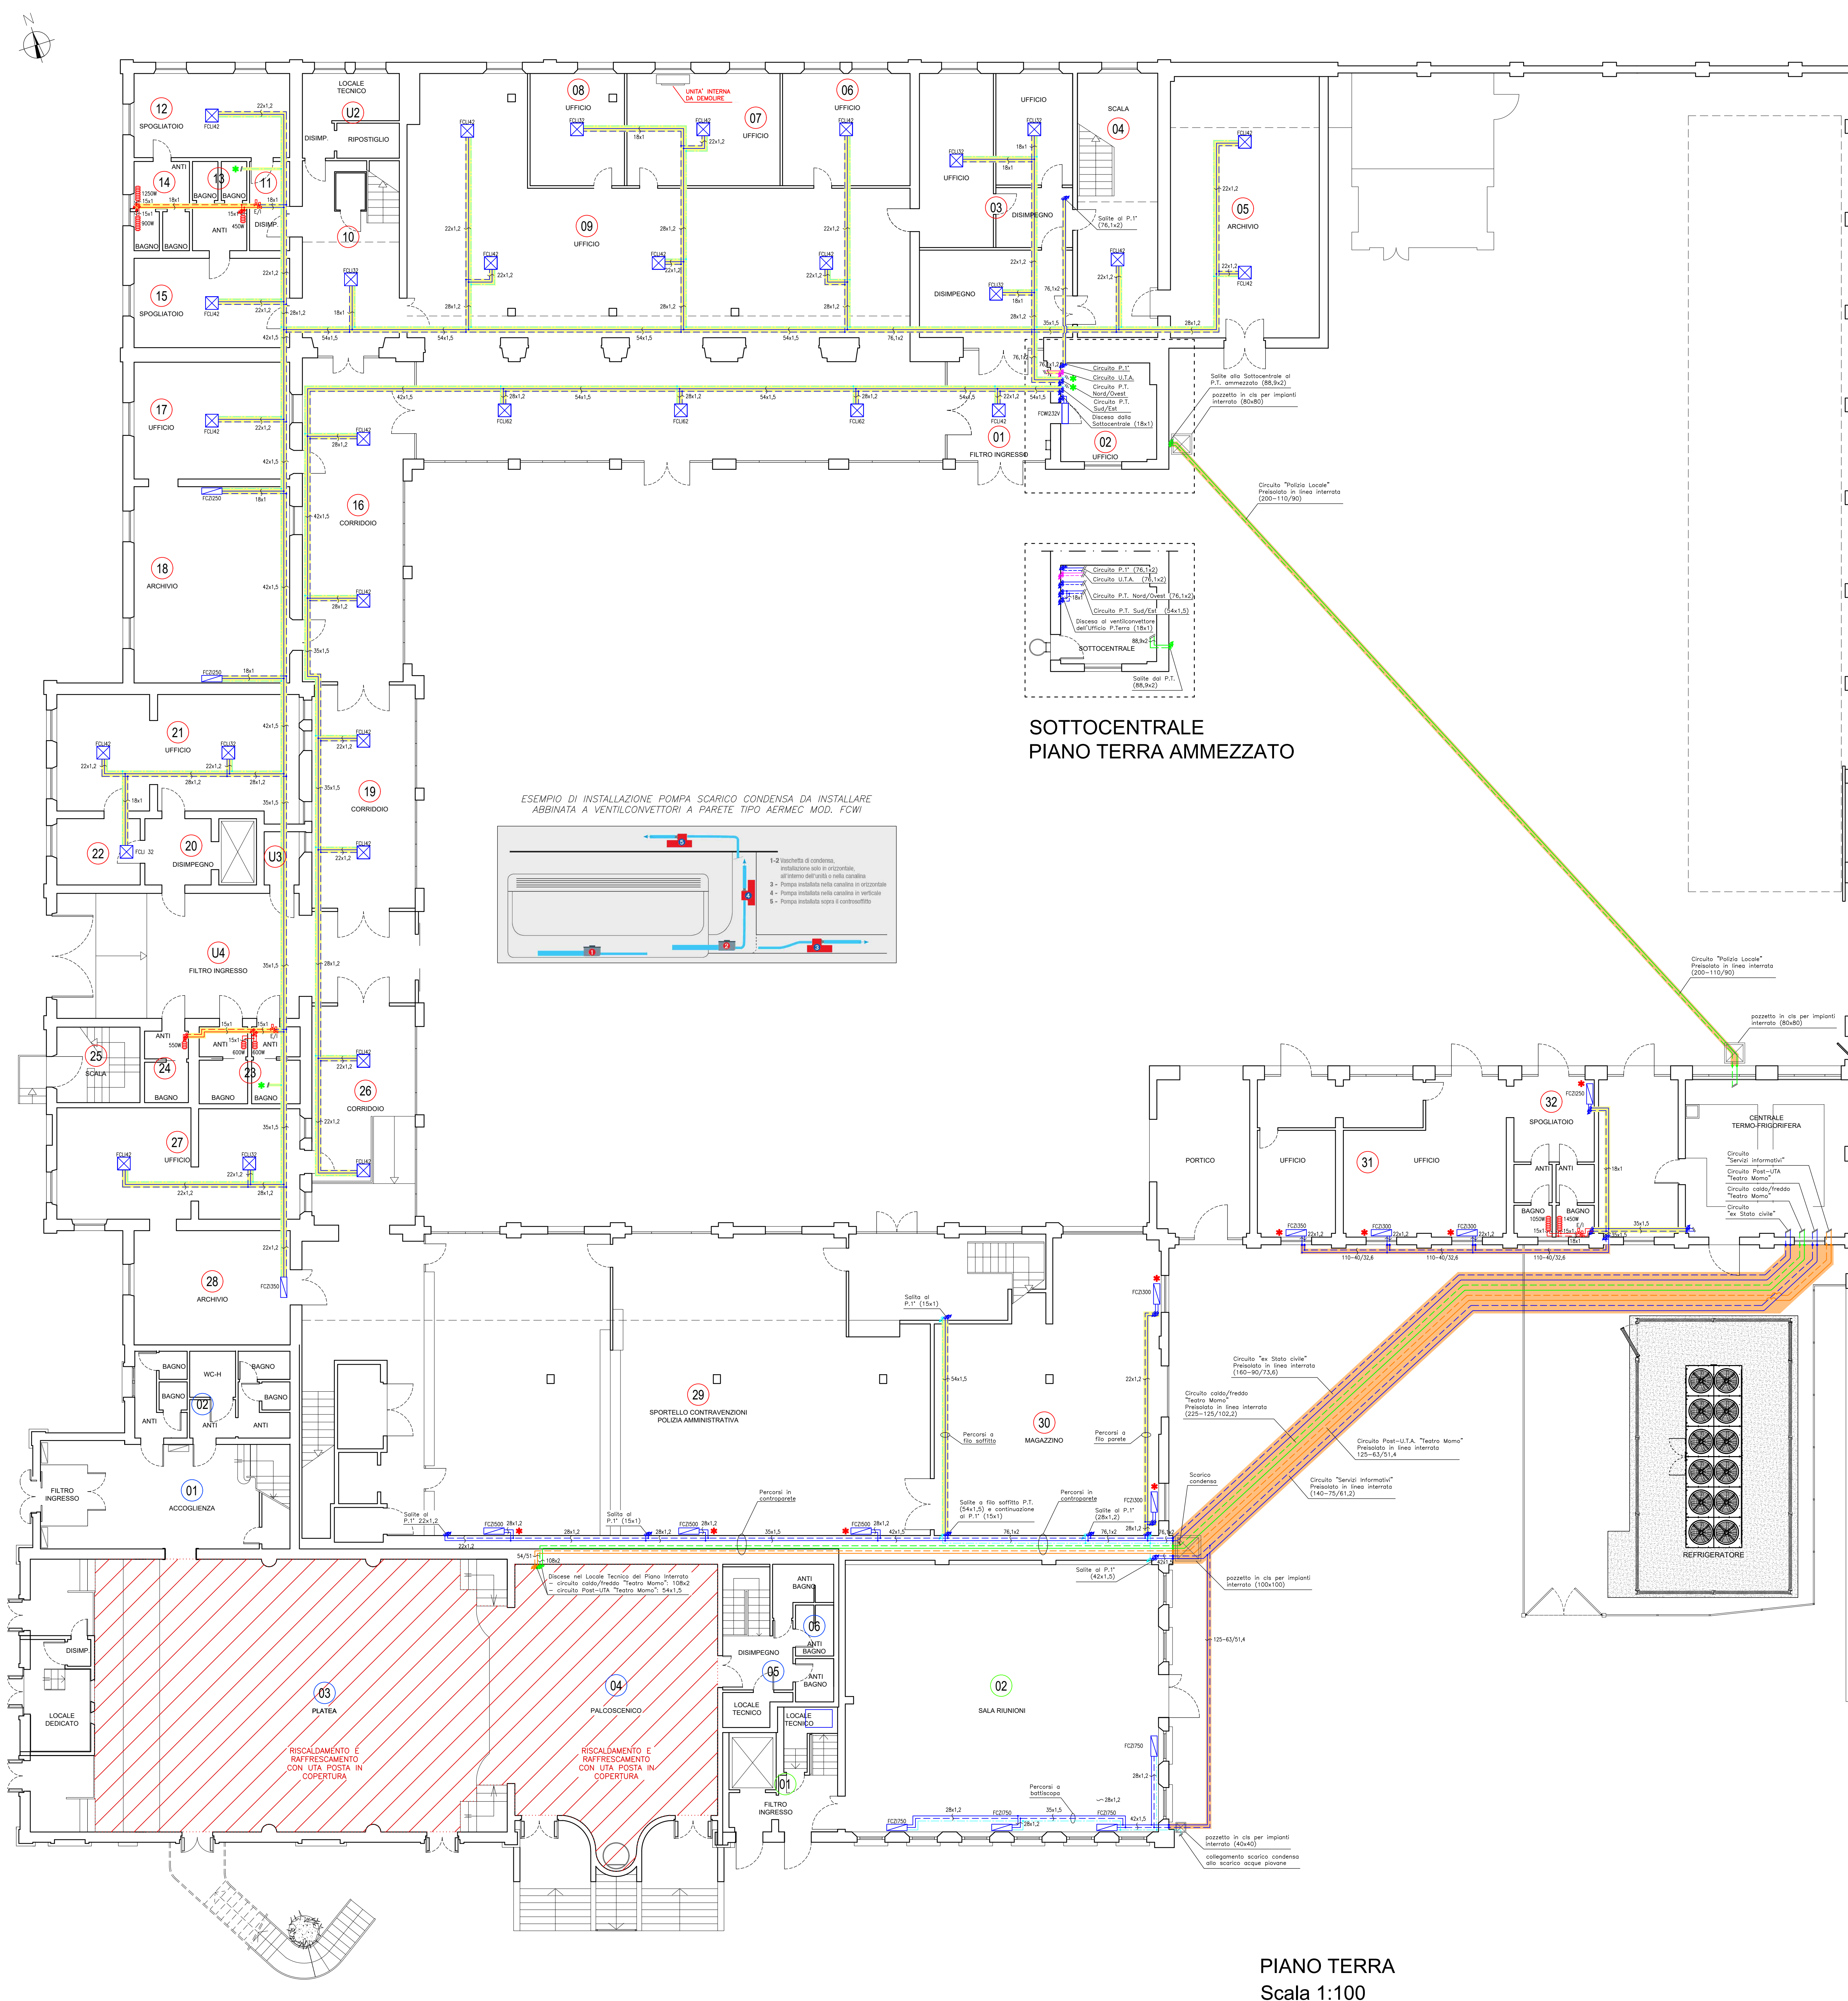

C.I. 15427 - INTERVENTO DI RIQUALIFICAZIONE IMPIANTO DI CLIMATIZZAZIONE DEL COMPLESSO EX GIL SITO A VENEZIA-MESTRE VIA CAPPUCINA N. 76
Codici Edifici: 412014 - 272032 - 502041
PROGETTO ESECUTIVO

AREA LAVORI PUBBLICI MOBILITÀ E TRASPORTI
SETTORE VIABILITÀ DI QUARTIERE E LOCALE
TERRAFERMA, ENERGIA E IMPIANTI
SERVIZIO IMPIANTI TERRAFERMA
R.U.P. - Responsabile Unico del Procedimento:
ing. Francesco Dittadi

progettista:
ing. Vito Saccarola

collaboratori:
[Redacted]

studio tecnico ing. vito saccarola
progettazione e direzione lavori di opere di ingegneria civile

TAV.
07/14-IT
oggetto:
DISTRIBUZIONE IMPIANTO RISCALDAMENTO/RAFFRESCAMENTO
PIANTA PIANO TERRA E PIANO INTERRATO TEATRO MOMO
STATO DI PROGETTO

prog.	data	descrizione	rev.	operatore	verifica	approvazione
1	2023	1.000 - Progetto di dettaglio sistema di climatizzazione	1	100	07x	07x
2	2023	2.000 - Progetto esecutivo (ex file V011C60301.dwg)	0	100	07x	07x

progr.: V011C
file: V011C60301.dwg
scala: 1:100
data: novembre 2025

Questo documento è di proprietà dello Studio Tecnico ing. Vito Saccarola che se ne riserva tutti i diritti di legge.
Modulo: V011C25-20_Corrigenda - Rev.02 del 26/03/2025 al 100% - app.07x