



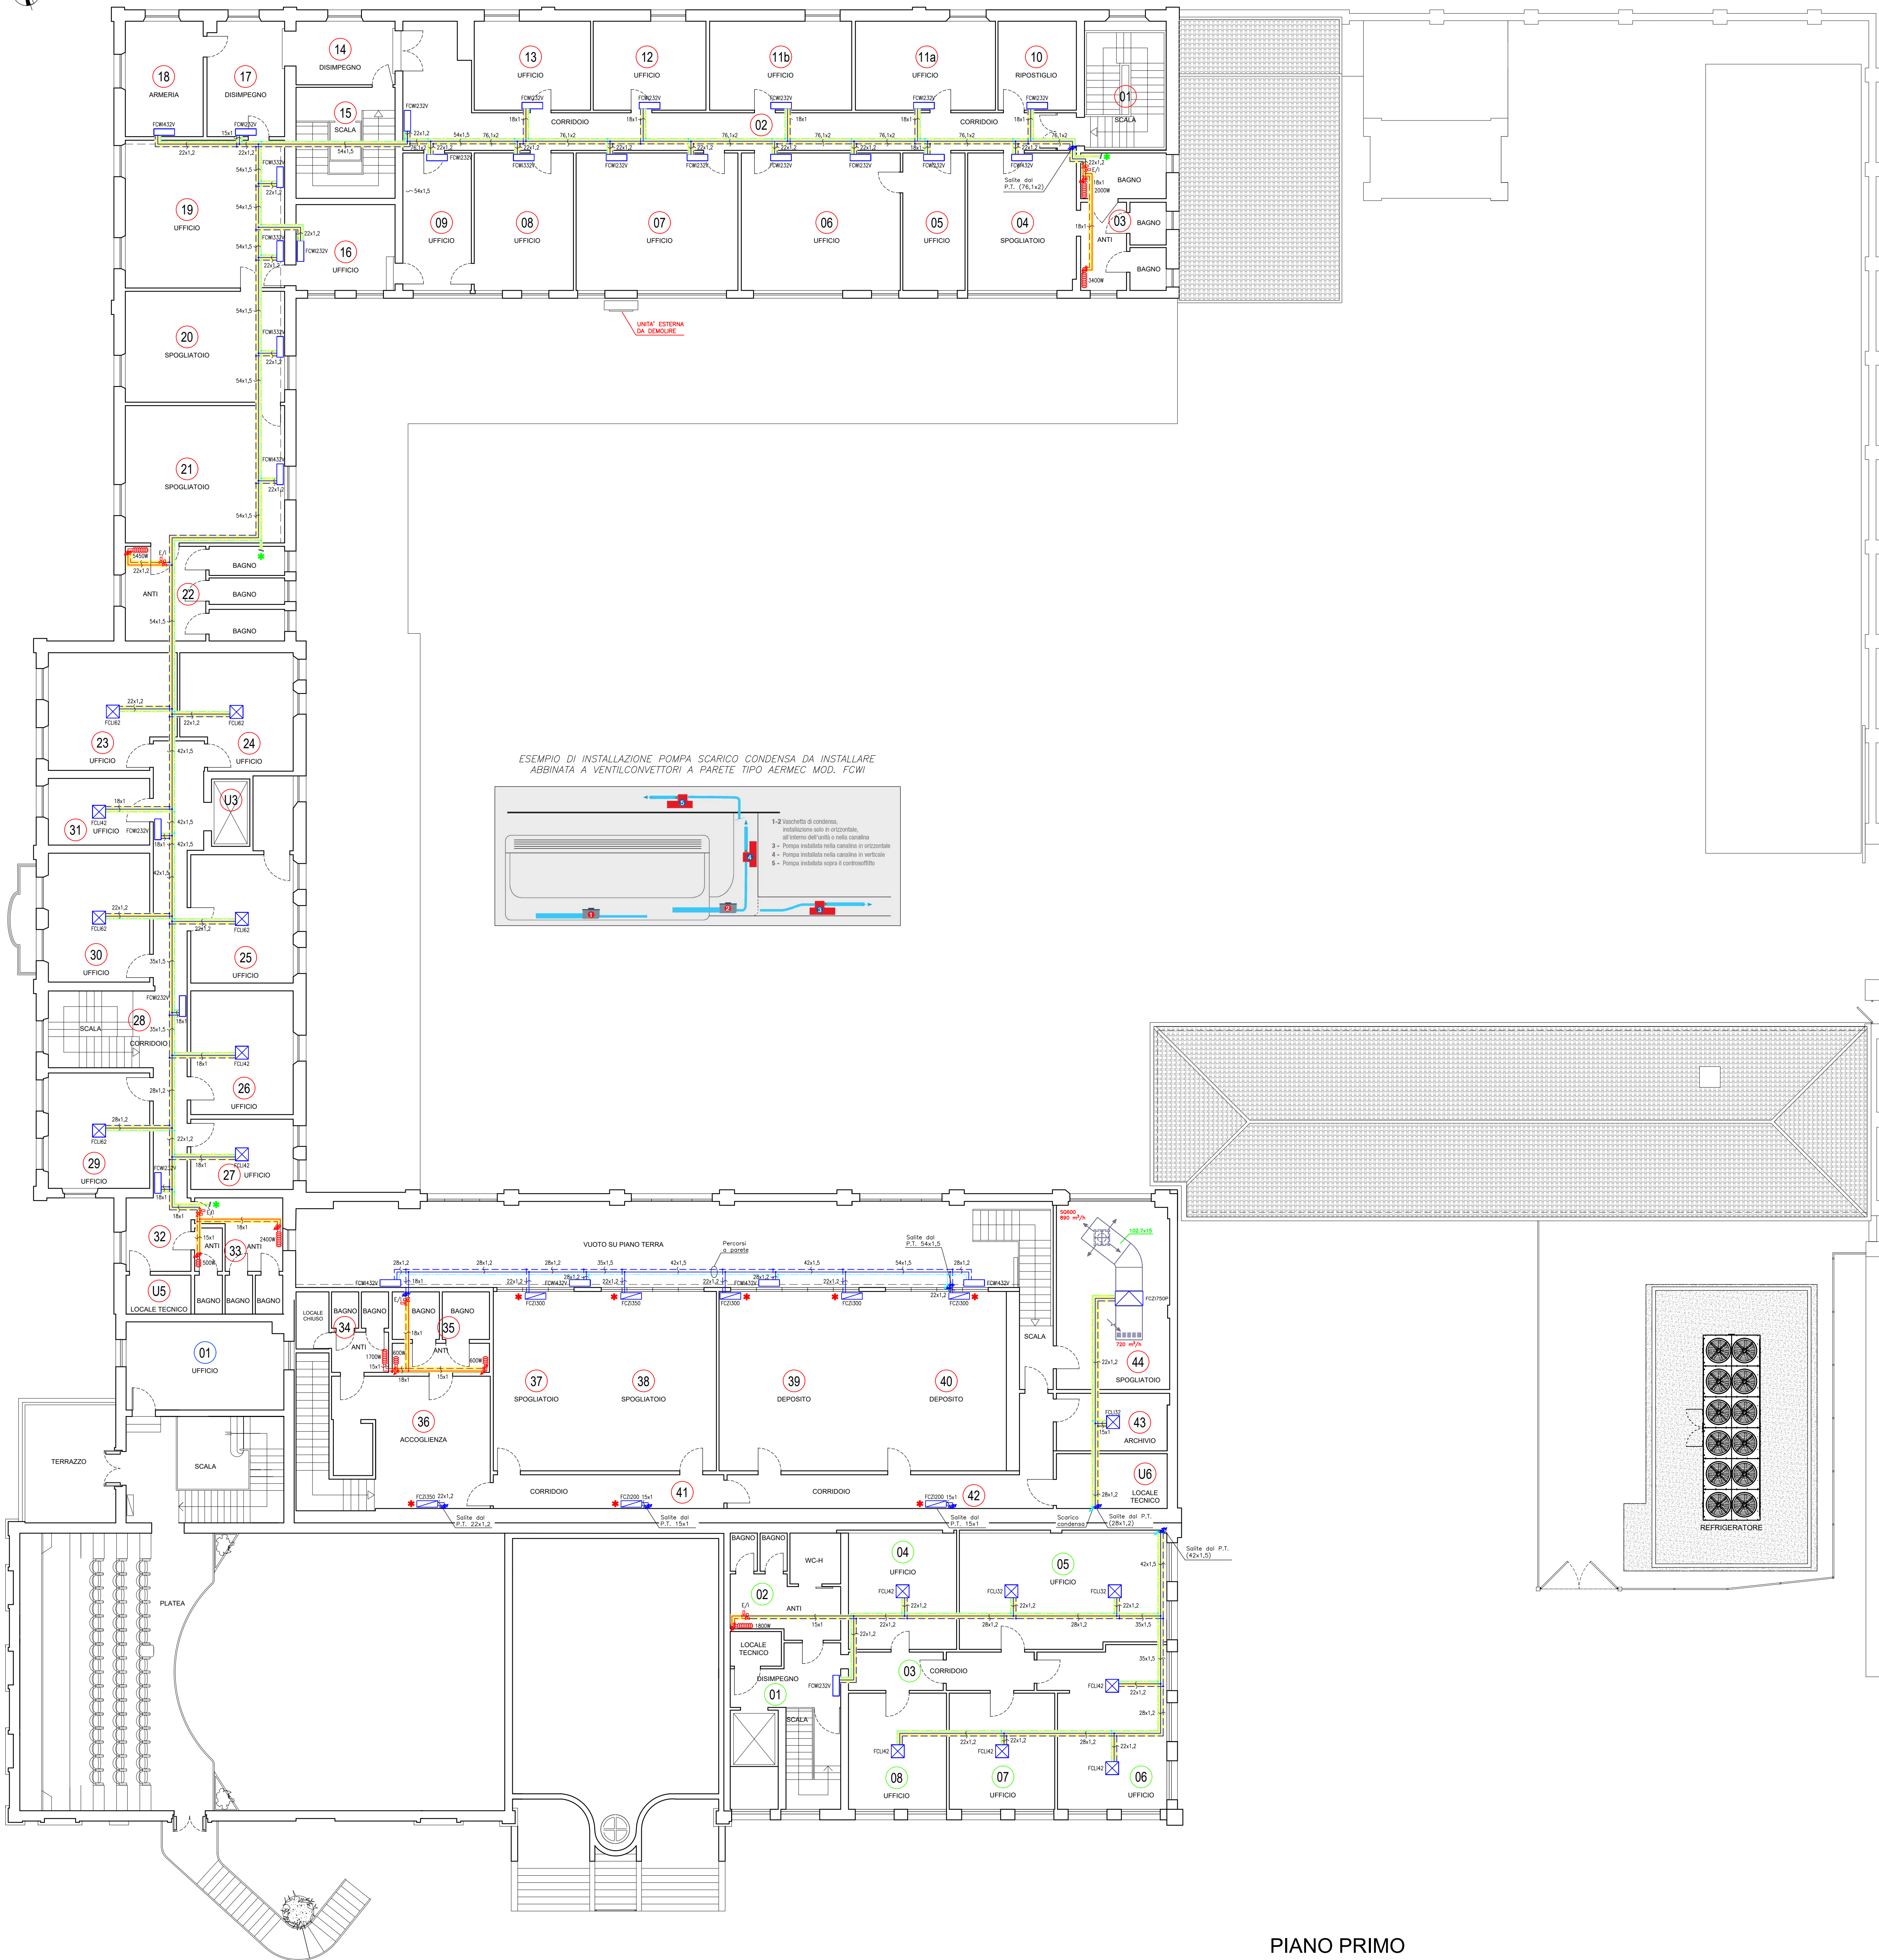

ESEMPIO DI INSTALLAZIONE POMPA SCARICO CONDENZA DA INSTALLARE
ABBINATA A VENTILCONVETTORI A PARETE TIPO AERMEC MOD. FCWI

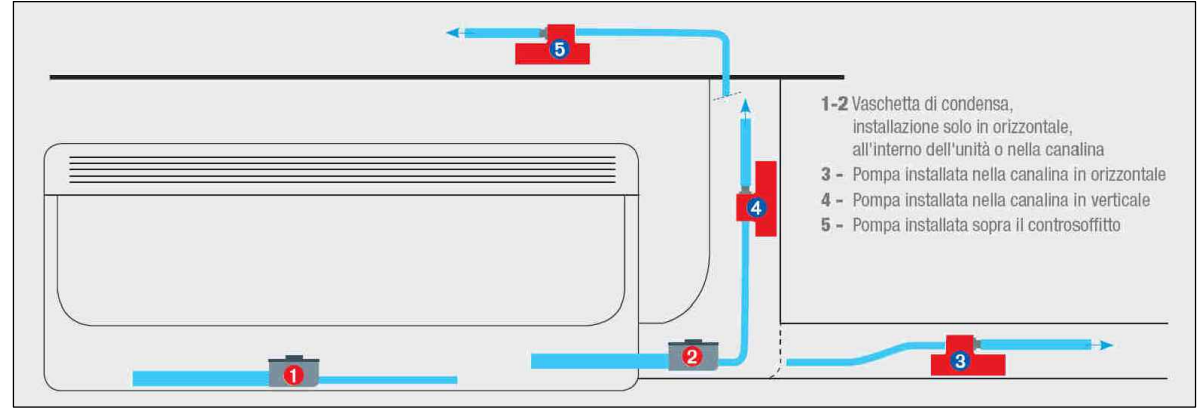

Via Cappuccina

LEGENDA

- NUOVO RADIATORE
- VALVOLA DI ZONA A SFERA CON SERVOCOMANDO (Estate/Inverno)
- VENTILCONVETTORE ESISTENTE
- NUOVO VENTILCONVETTORE A PARETE TIPO AERMEC MOD. FCWI (nn=N. MODELLO)
- NUOVO VENTILCONVETTORE A PAVIMENTO/SOFFITTO TIPO AERMEC MOD. FCZI (nn=N. MODELLO)
- NUOVO VENTILCONVETTORE A CASSETTA IN CONTROSOFFITTO TIPO AERMEC MOD. FCWI (nn=N. MODELLO)
- NUOVO FANCOIL CANALIZZABILE TIPO AERMEC MOD. FCZ (nn=N. MODELLO)
- NUOVE TUBAZIONI DI MANDATA E RITORNO CIRCUITO VENTILCONVETTORI IN ACCIAIO INOX ISOLATE A NORMA L.10/91 E SPESS. ANTICONDENZA
- NUOVE TUBAZIONI DI MANDATA E RITORNO CIRCUITO RADIATORI IN ACCIAIO INOX ISOLATE A NORMA L.10/91
- NUOVE TUBAZIONI DI MANDATA E RITORNO CIRCUITO CALDO/FREDDO SOTTOCENTRALE TEATRO MOMO E SOTTOCENTRALE POLIZIA LOCALE IN ACCIAIO INOX ISOLATE
- NUOVE TUBAZIONI DI MANDATA E RITORNO CIRCUITO POST-RISCALDAMENTO IN ACCIAIO INOX ISOLATE A NORMA L.10/91 E SPESS. ANTICONDENZA
- NUOVA TUBAZIONE SCARICO CONDENZA VENTILCONVETTORI IN PEGD - DN40
- SALITA/DISCESA TUBAZIONE
- TUBAZIONI IN POLIPROPILENE PREISOLATO PER I PERCORSI INTERRATI
- TUBAZIONI CON PERCORSO A SOFFITTO E/O CONTROSOFFITTO
- COLLEGAMENTO ALLO SCARICO CONDENZA ESISTENTE
- COLLEGAMENTO ALLA LINEA BIANCA DISPONIBILE PER LO SCARICO CONDENZA

NOTE : TUBAZIONI, COMPONENTI E MACCHINE DISEGNATE IN GRIGIO E/O NERO SONO PARTI ESISTENTI
TUBAZIONI, COMPONENTI E MACCHINE, DISEGNATE COLORATE SONO PARTI DI NUOVA INSTALLAZIONE



C.I. 15427 - INTERVENTO DI RIQUALIFICAZIONE IMPIANTO DI CLIMATIZZAZIONE DEL COMPLESSO EX GIL SITO A VENEZIA-MESTRE VIA CAPPUCINA N. 76
Codici Edifici: 412014 - 272032 - 502041

PROGETTO ESECUTIVO

AREA LAVORI PUBBLICI MOBILITÀ E TRASPORTI
SETTORE VIABILITÀ DI QUARTIERE E LOCALE
TERRAFERMA, ENERGIA E IMPIANTI
SERVIZIO IMPIANTI TERRAFERMA
CA' FARSETTI - San Marco 4136
30124 Venezia

R.U.P. - Responsabile Unico del Procedimento:
ing. Francesco Dittadi

progettista: ing. Vito Saccarola
collaboratori:

studio tecnico ing. vito saccarola
progettazione e direzione lavori di ingegneria civile

TAV. 08/14-IT
oggetto: DISTRIBUZIONE IMPIANTO RISCALDAMENTO/RAFFRESCAMENTO
PIANTA PIANO PRIMO
STATO DI PROGETTO

prog.	file	data	revisione	disegnato	verificato	approvato
01	V011C60301.dwg	11/09/2023	1	ing. Vito Saccarola	ing. Vito Saccarola	ing. Vito Saccarola
02		11/09/2023	1	ing. Vito Saccarola	ing. Vito Saccarola	ing. Vito Saccarola

Questo documento è di proprietà dello Studio Tecnico ing. Vito Saccarola che ne riserva tutti i diritti di legge.
Modello: V011C25-20_CorrigiLeg - Rev.01 del 29/03/2023 al 30/03/2023 - app.01/24

PIANO PRIMO
Scala 1:100