
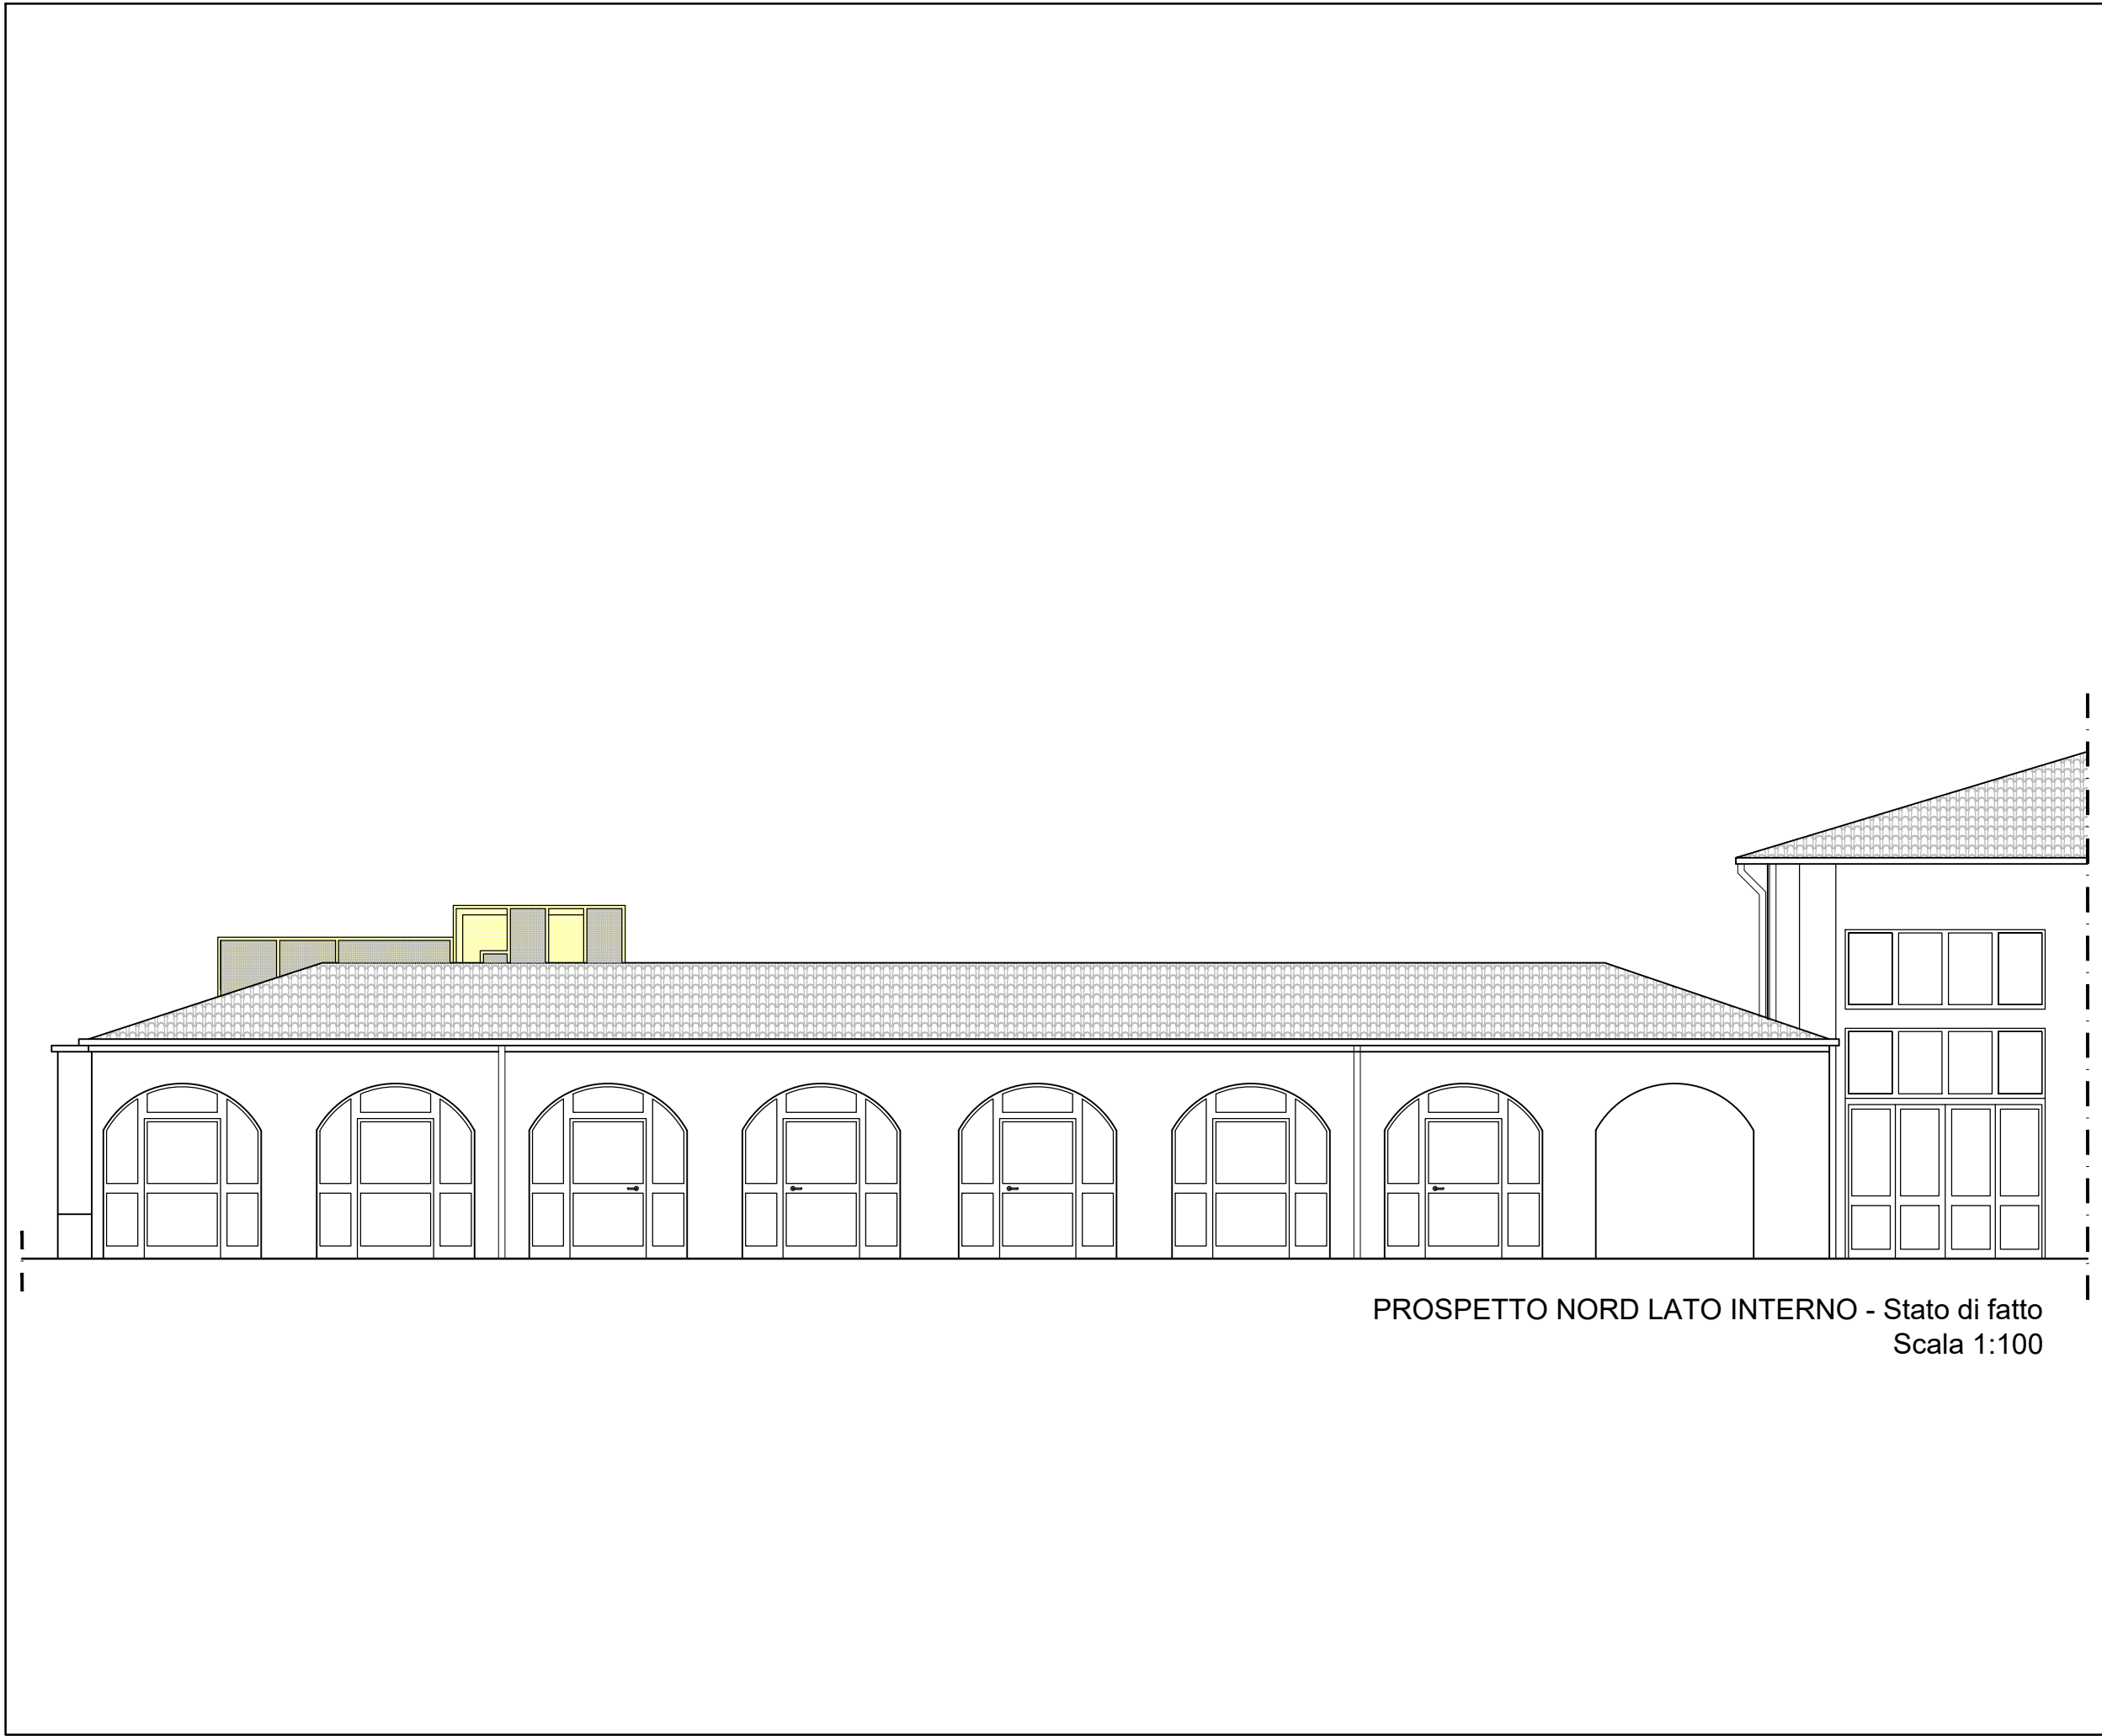
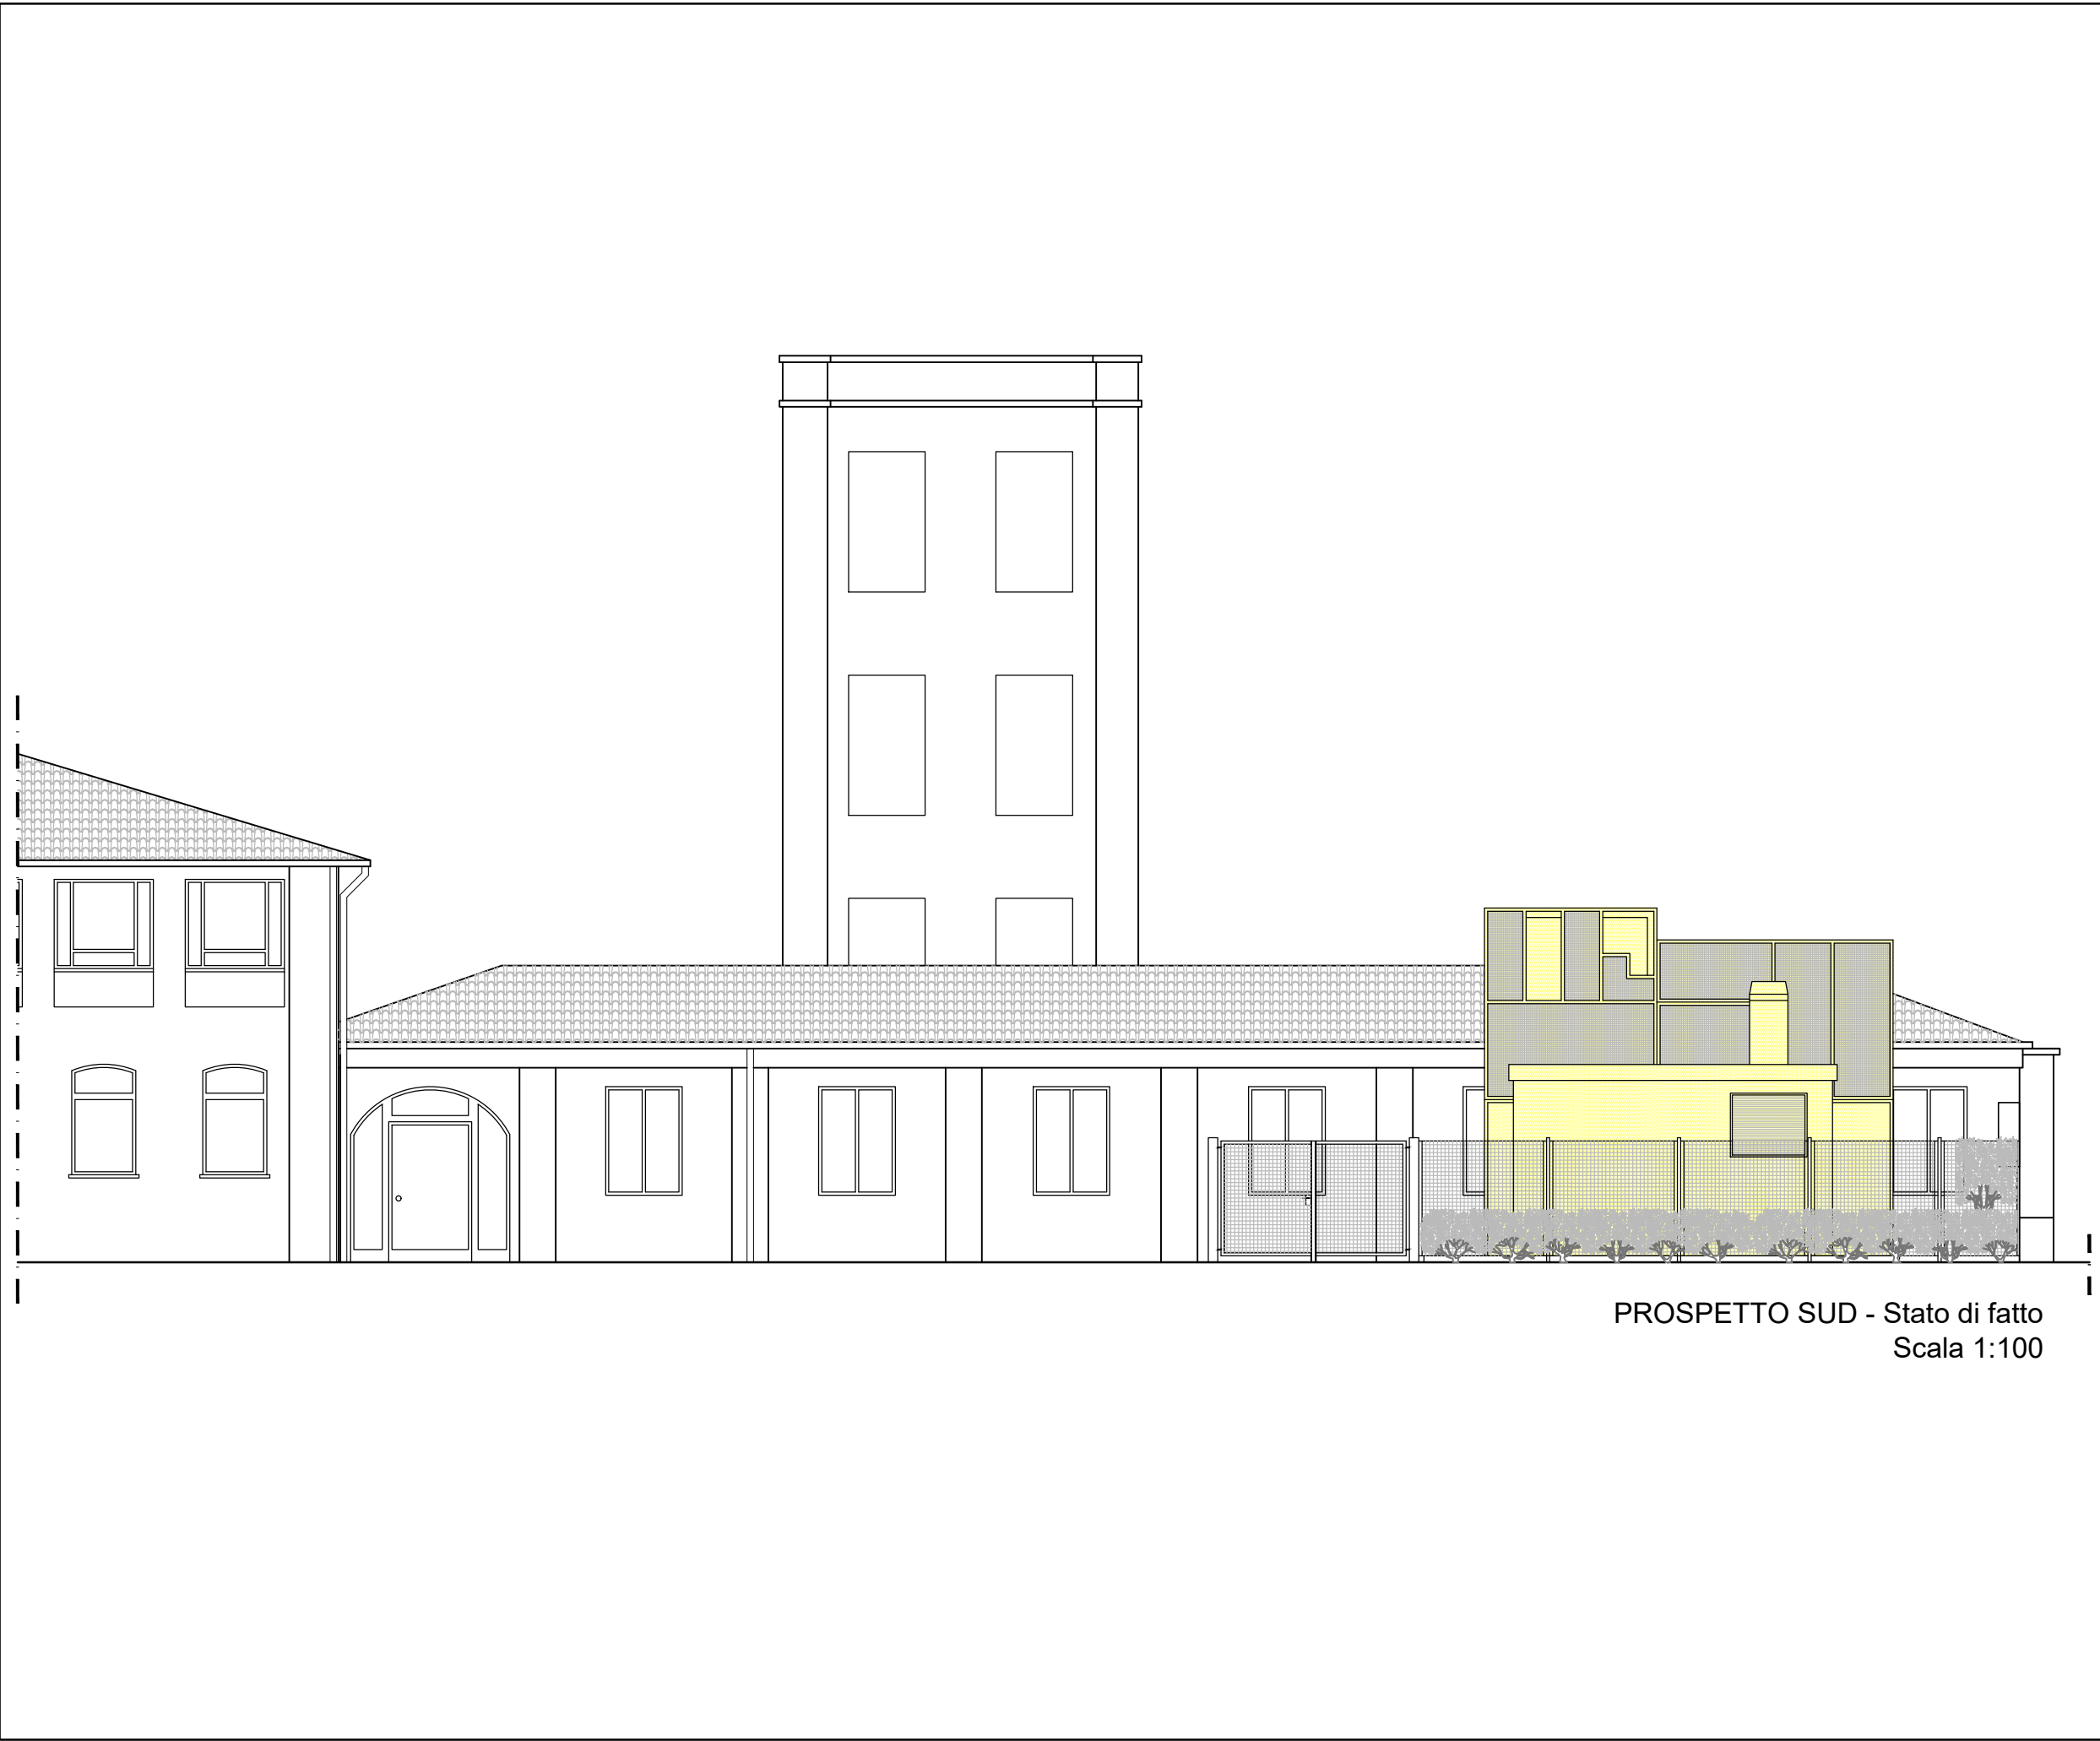


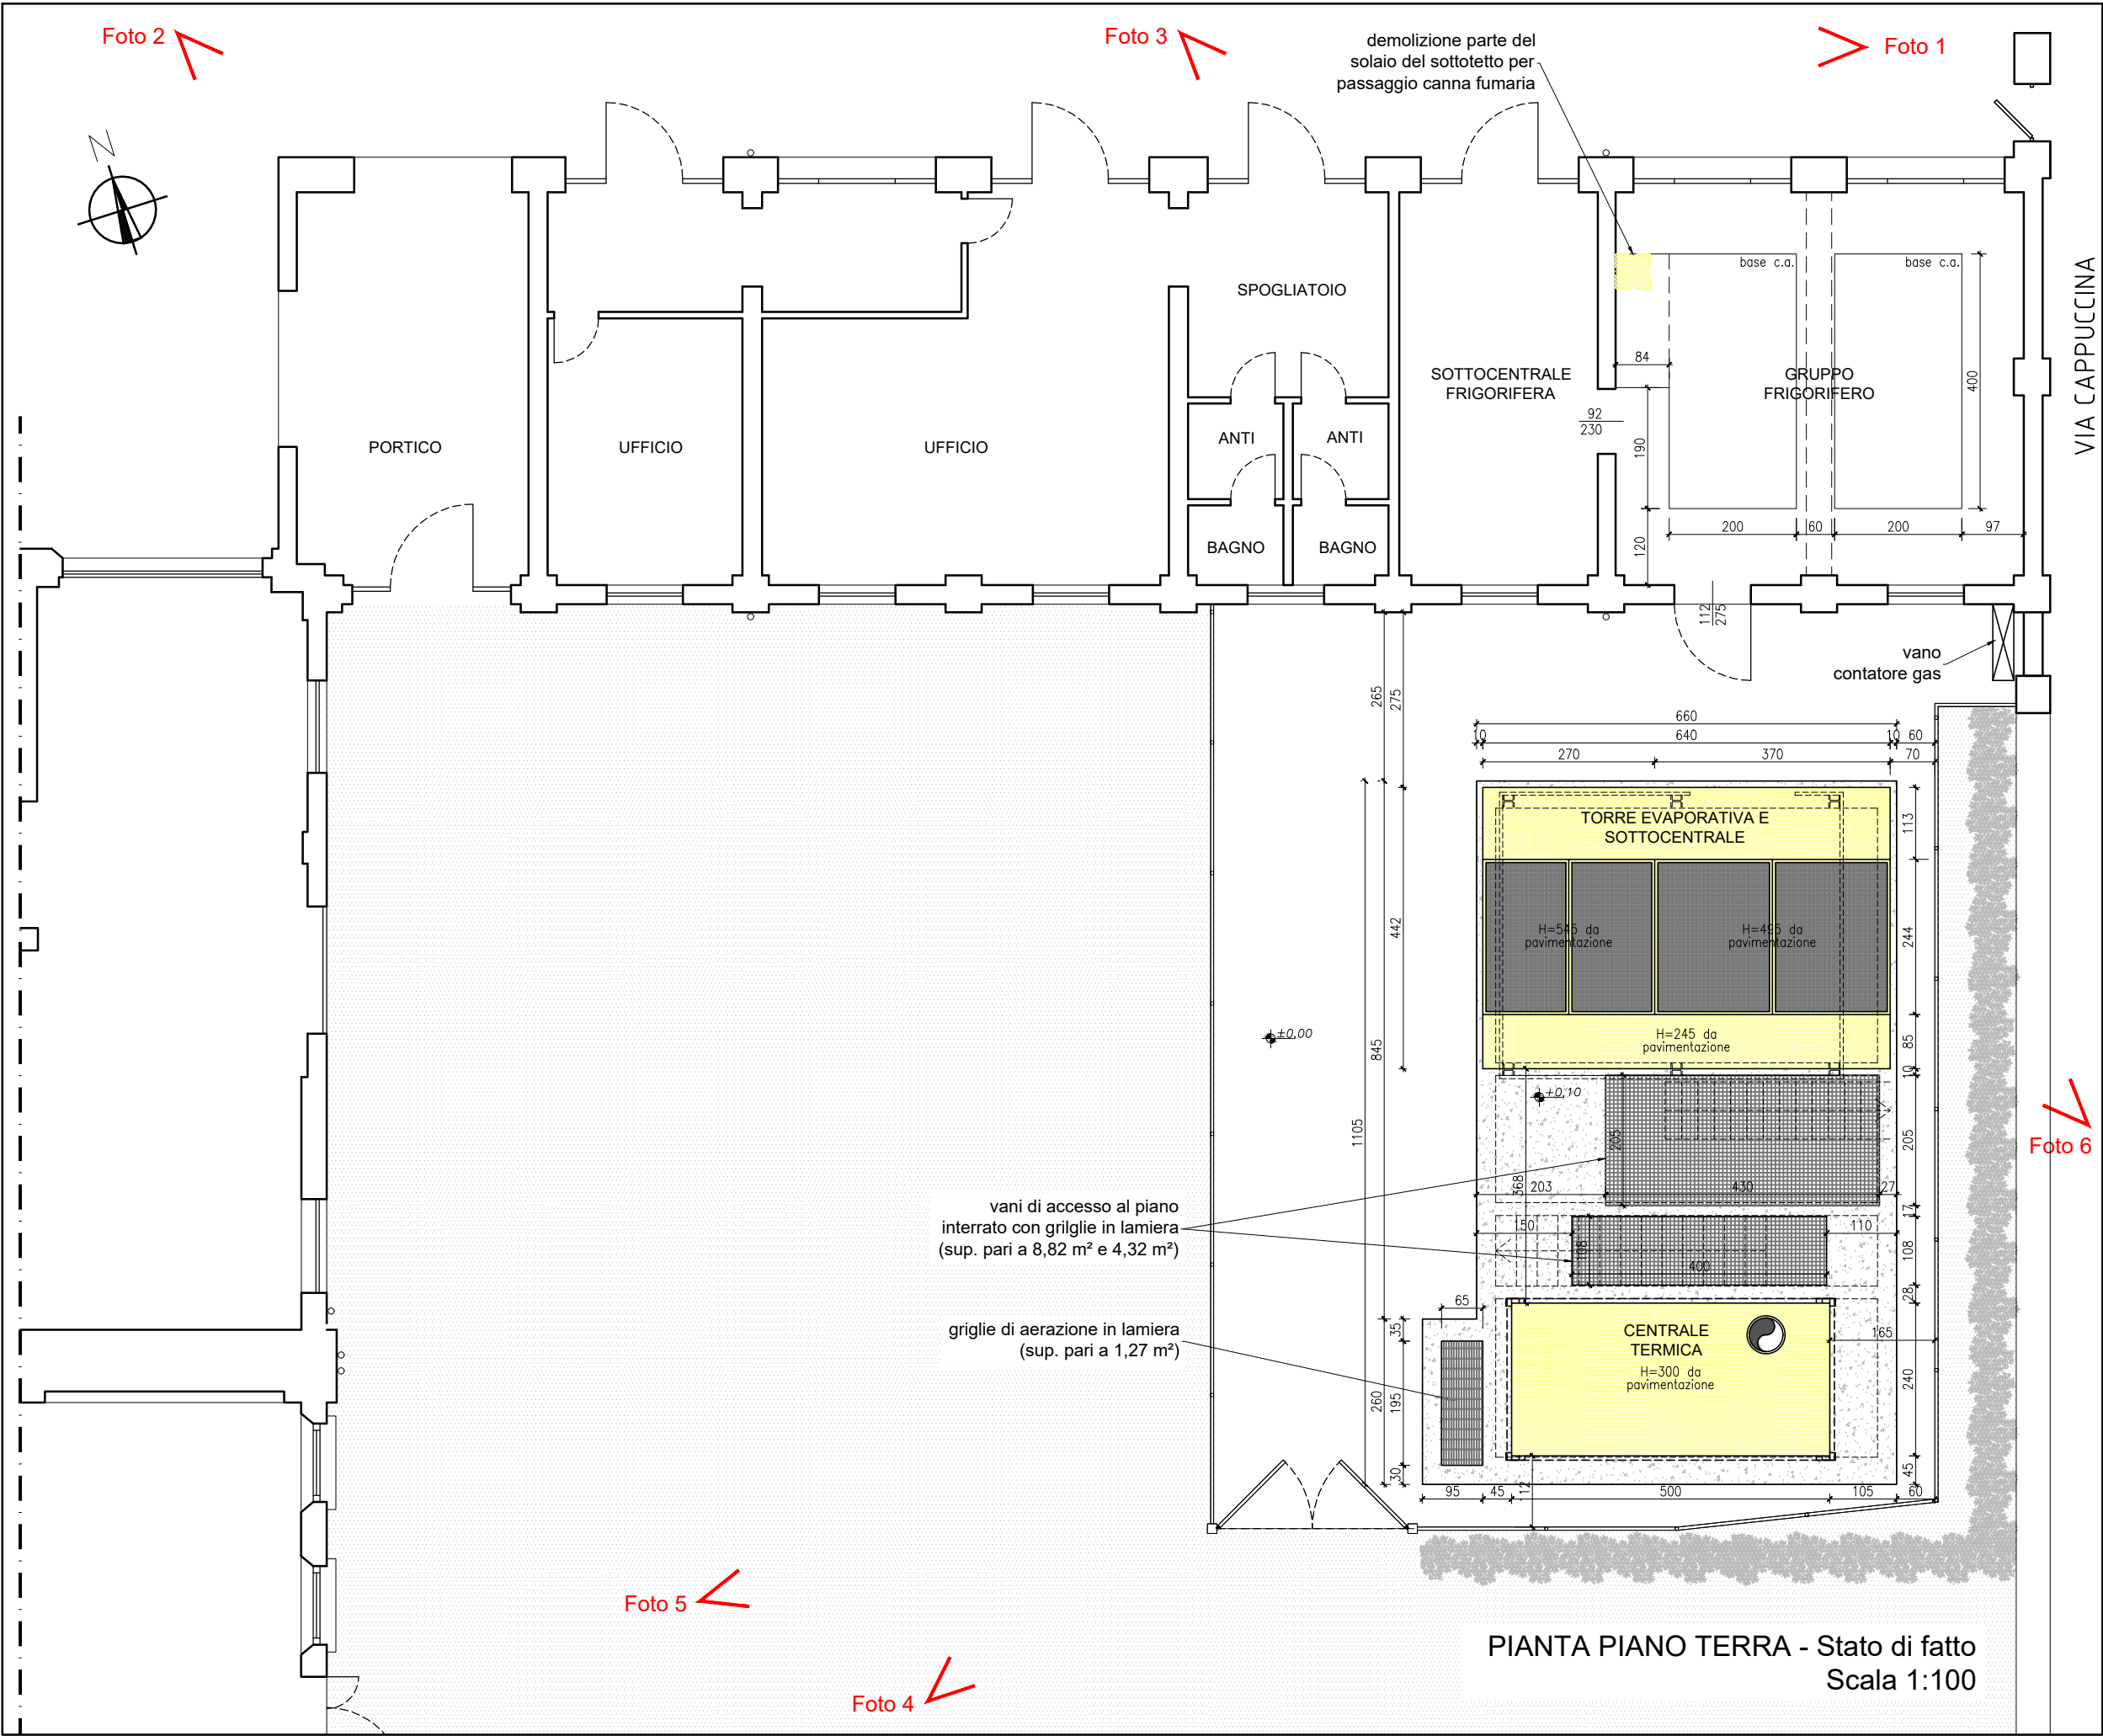

ORTOFOTO CON INQUADRAMENTO AREA DI INTERVENTO
Scala 1:1000

LEGENDA
Demolizione

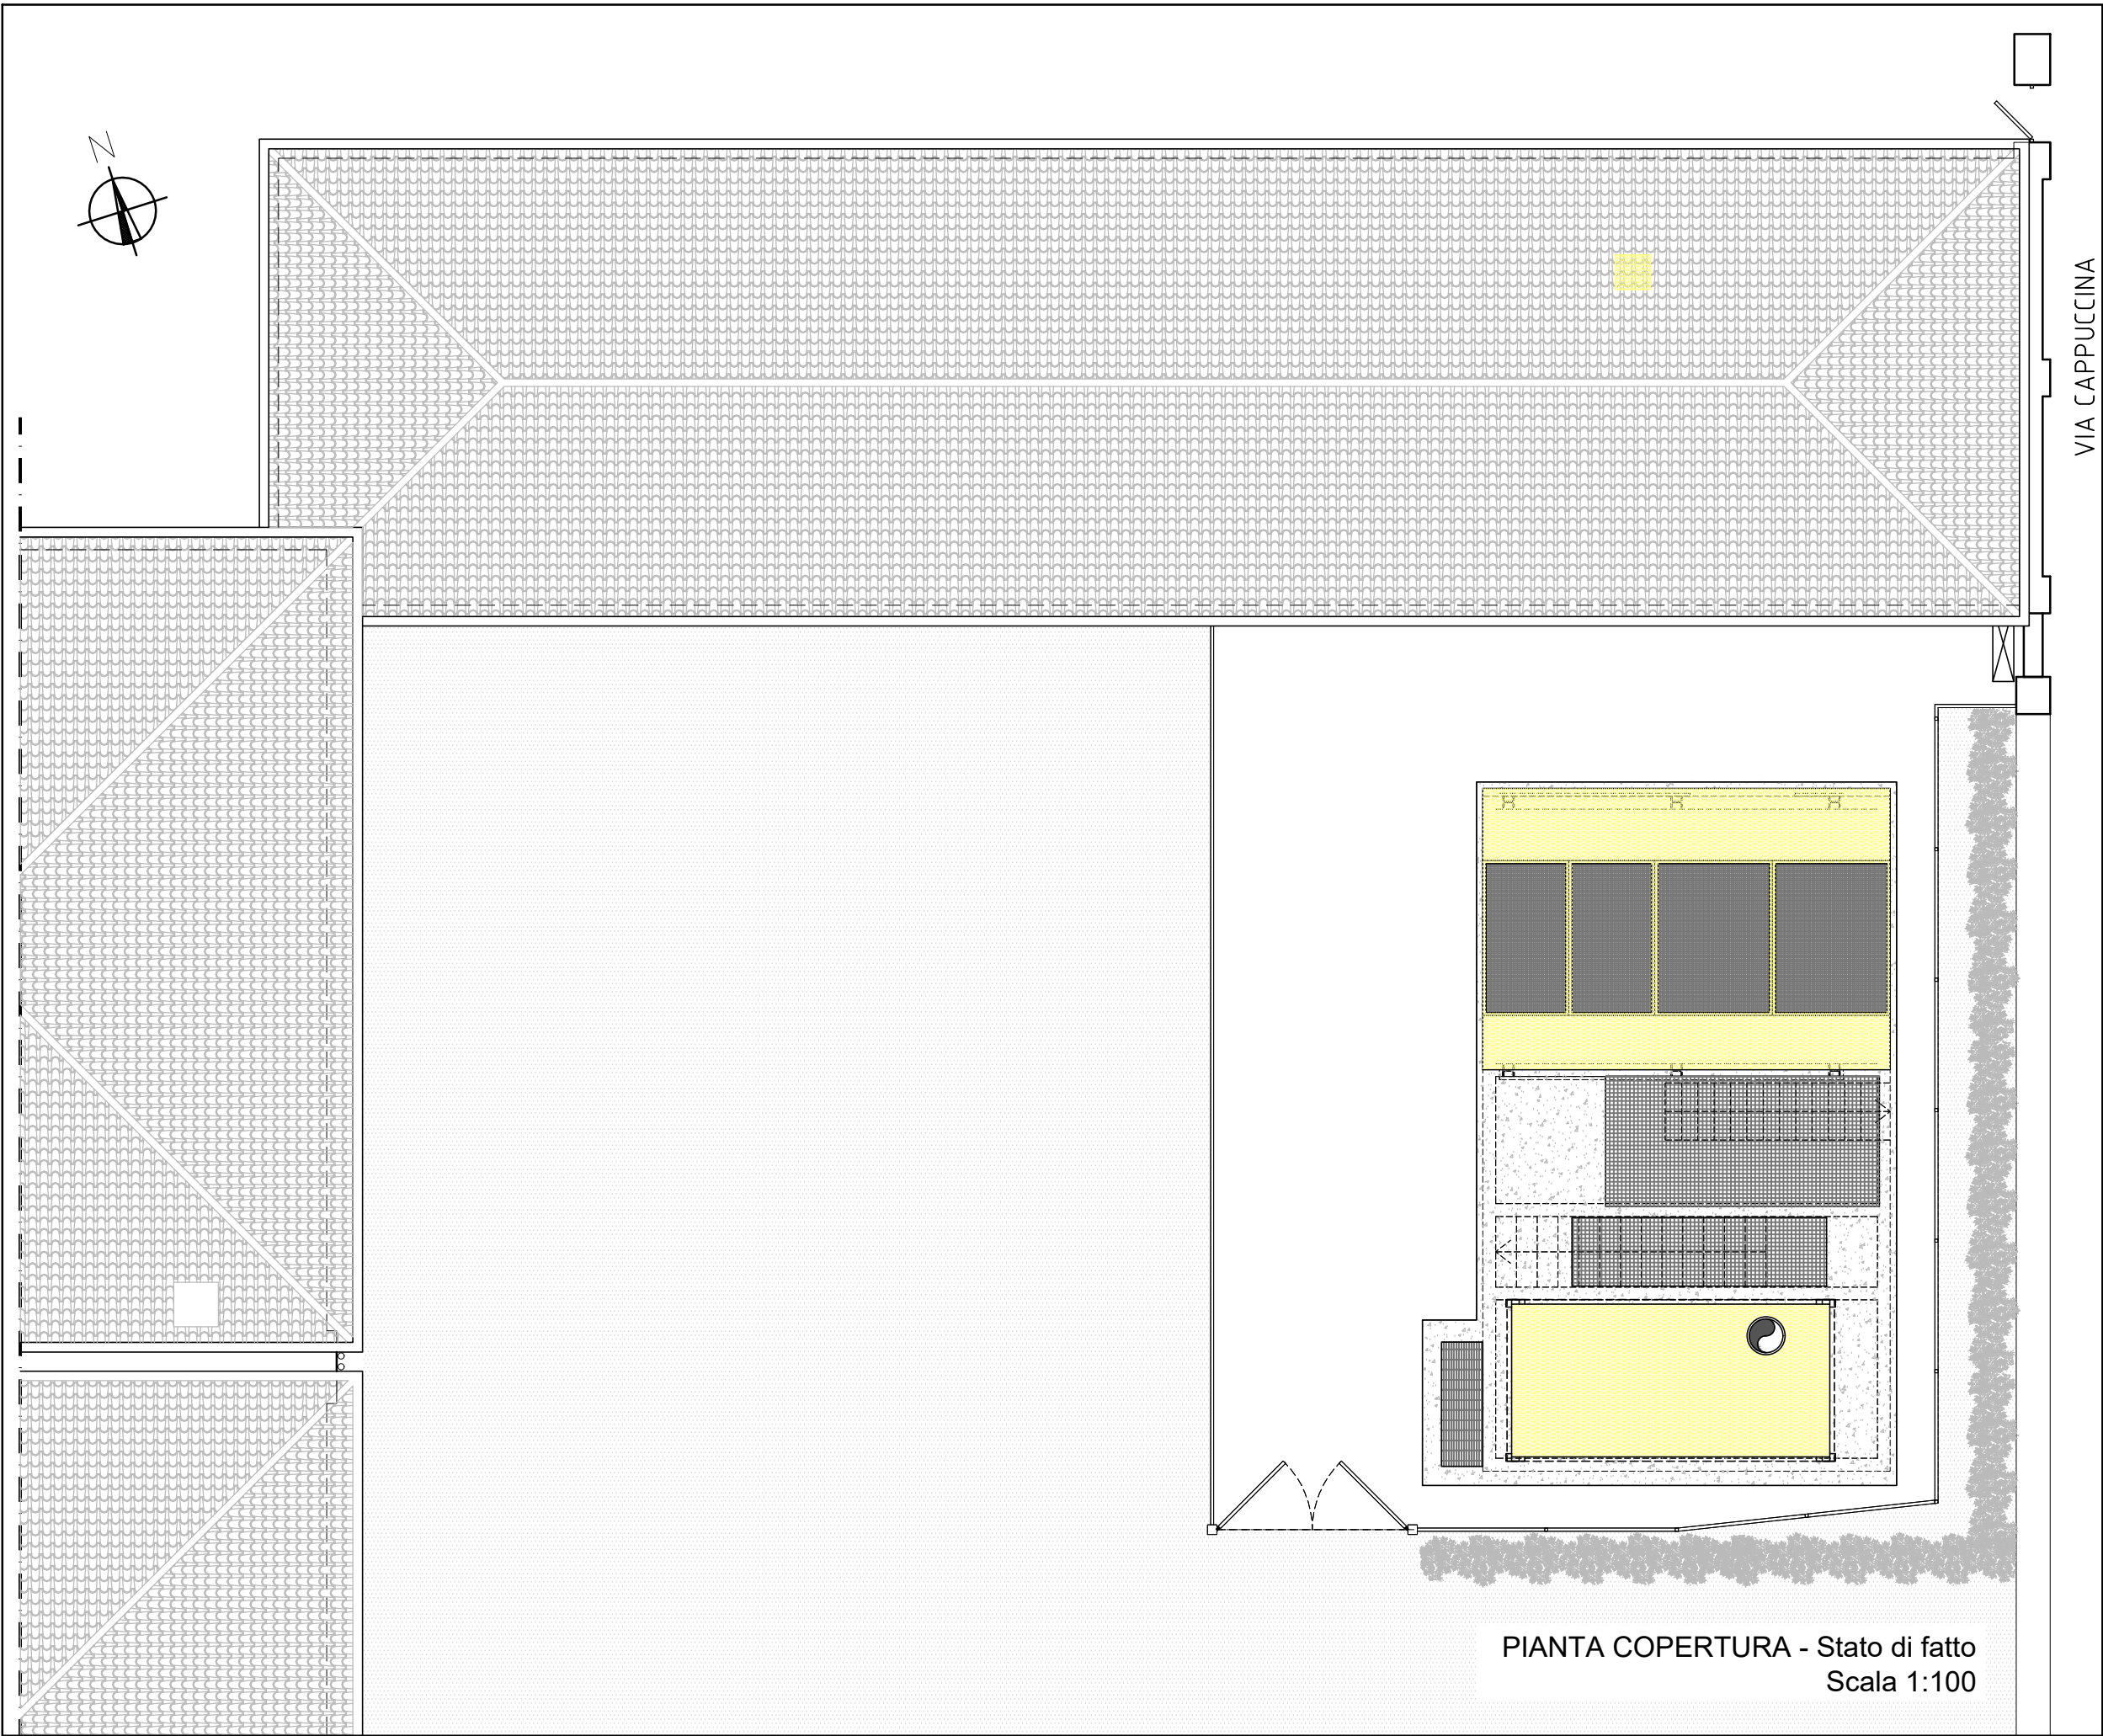


Foto 1



Foto 2



Foto 3



Foto 4



Foto 5



Foto 6



C.I. 15427 - INTERVENTO DI RIQUALIFICAZIONE IMPIANTO DI CLIMATIZZAZIONE DEL COMPLESSO EX GIL
SITO A VENEZIA-MESTRE VIA CAPPUCCINA N. 76
Codici Edifici: 412014 - 272032 - 502041

PROGETTO ESECUTIVO

AREA LAVORI PUBBLICI, MOBILITA' E TRASPORTI
SETTORE VIABILITA' DI QUARTIERE E LOCALE
TERRAFERMA, ENERGIA E IMPIANTI
SERVIZIO IMPIANTI TERRAFERMA
R.U.P. - Responsabile Unico del Procedimento:
Ing. Francesco Dittadi

progettista:
ing. Vito Saccarola

studio tecnico ing. vito saccarola
progettazione e direzione lavori di opere di ingegneria civile

TAV.
3/7-ED
oggetto:
AREA ESTERNA DELL'EX CENTRALE TERMICA
PLANIMETRIE, PIANTE E PROSPETTI CON DEMOLIZIONI
STATO DI FATTO

prog.	data	descrizione	rev.	spettatore	verifica	approvazione
1	07/04/2025	1. emissione: progetto di fattibilità tecnica ed economica	1	119	data	07%
2	nov. 2025	2. emissione: progetto esecutivo (in via VAS 12/2010/04.dwg)	0	180	data	07%

Questo documento è di proprietà dello Studio Tecnico Ing. Vito Saccarola che si ne riserva tutti i diritti di legge.
Modello: VOI1C50-00_Cantiglio.dwg - Rev.02 del 24/03/2025 al.104 - pag.37/42