

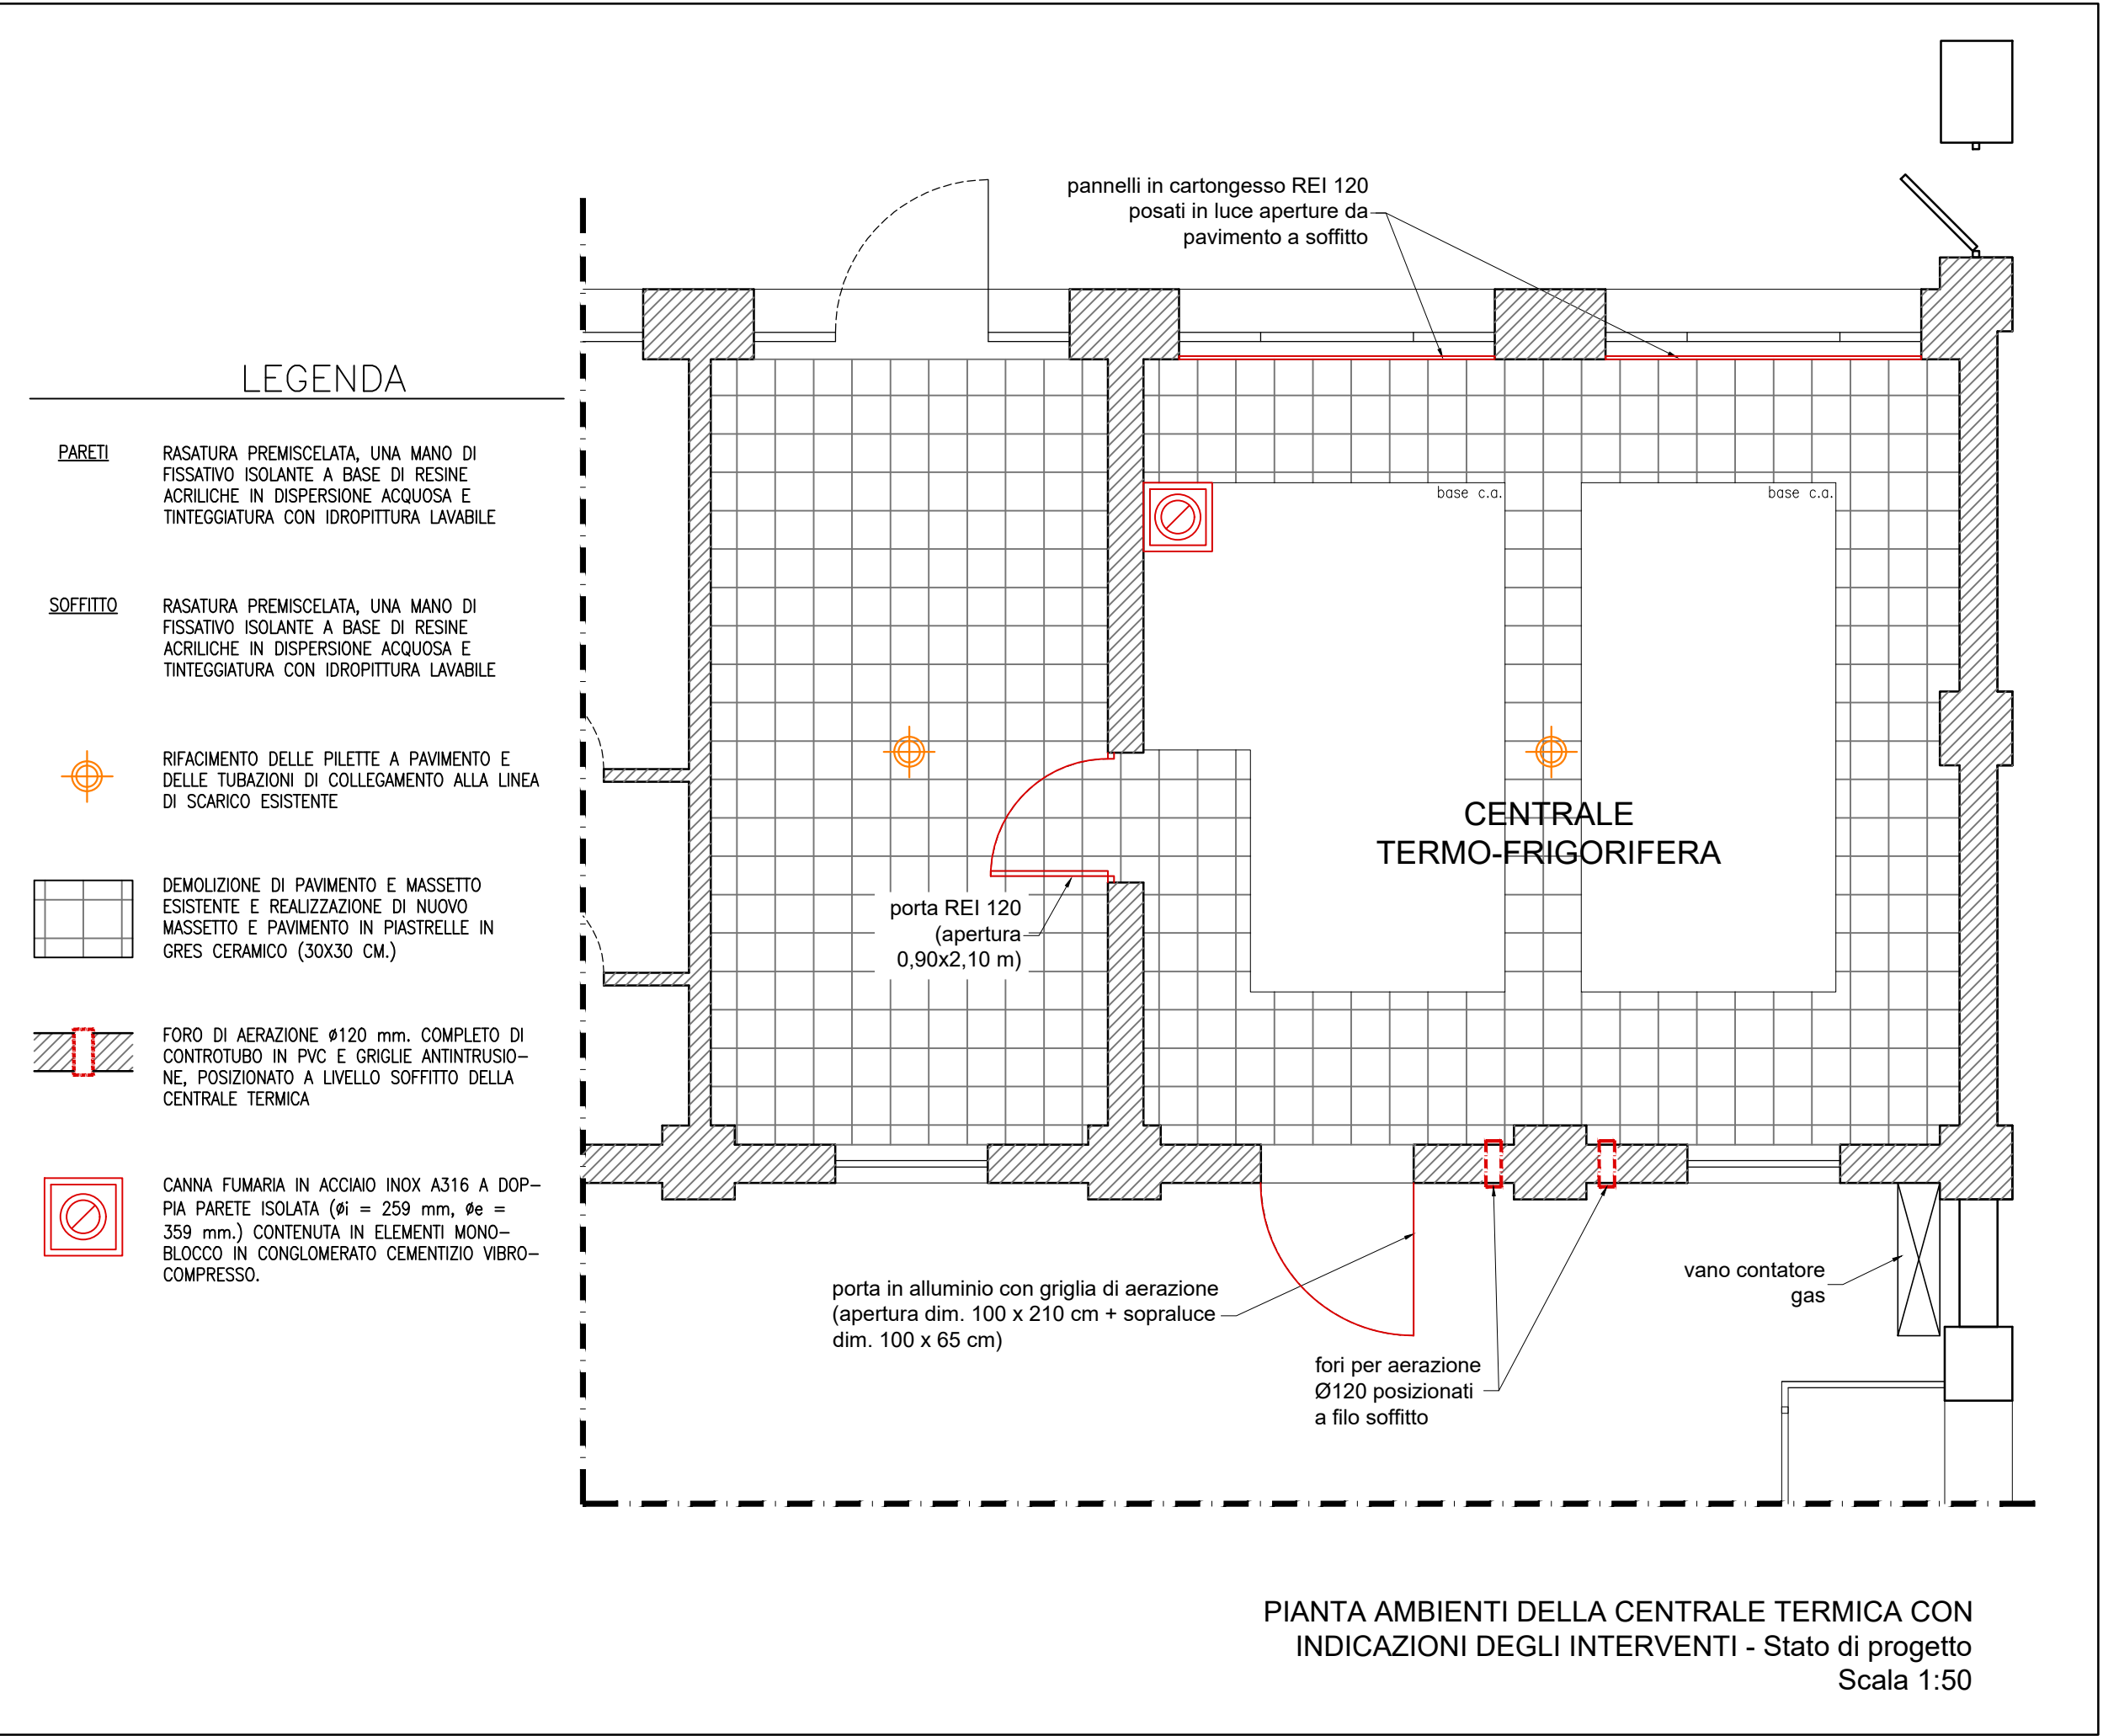
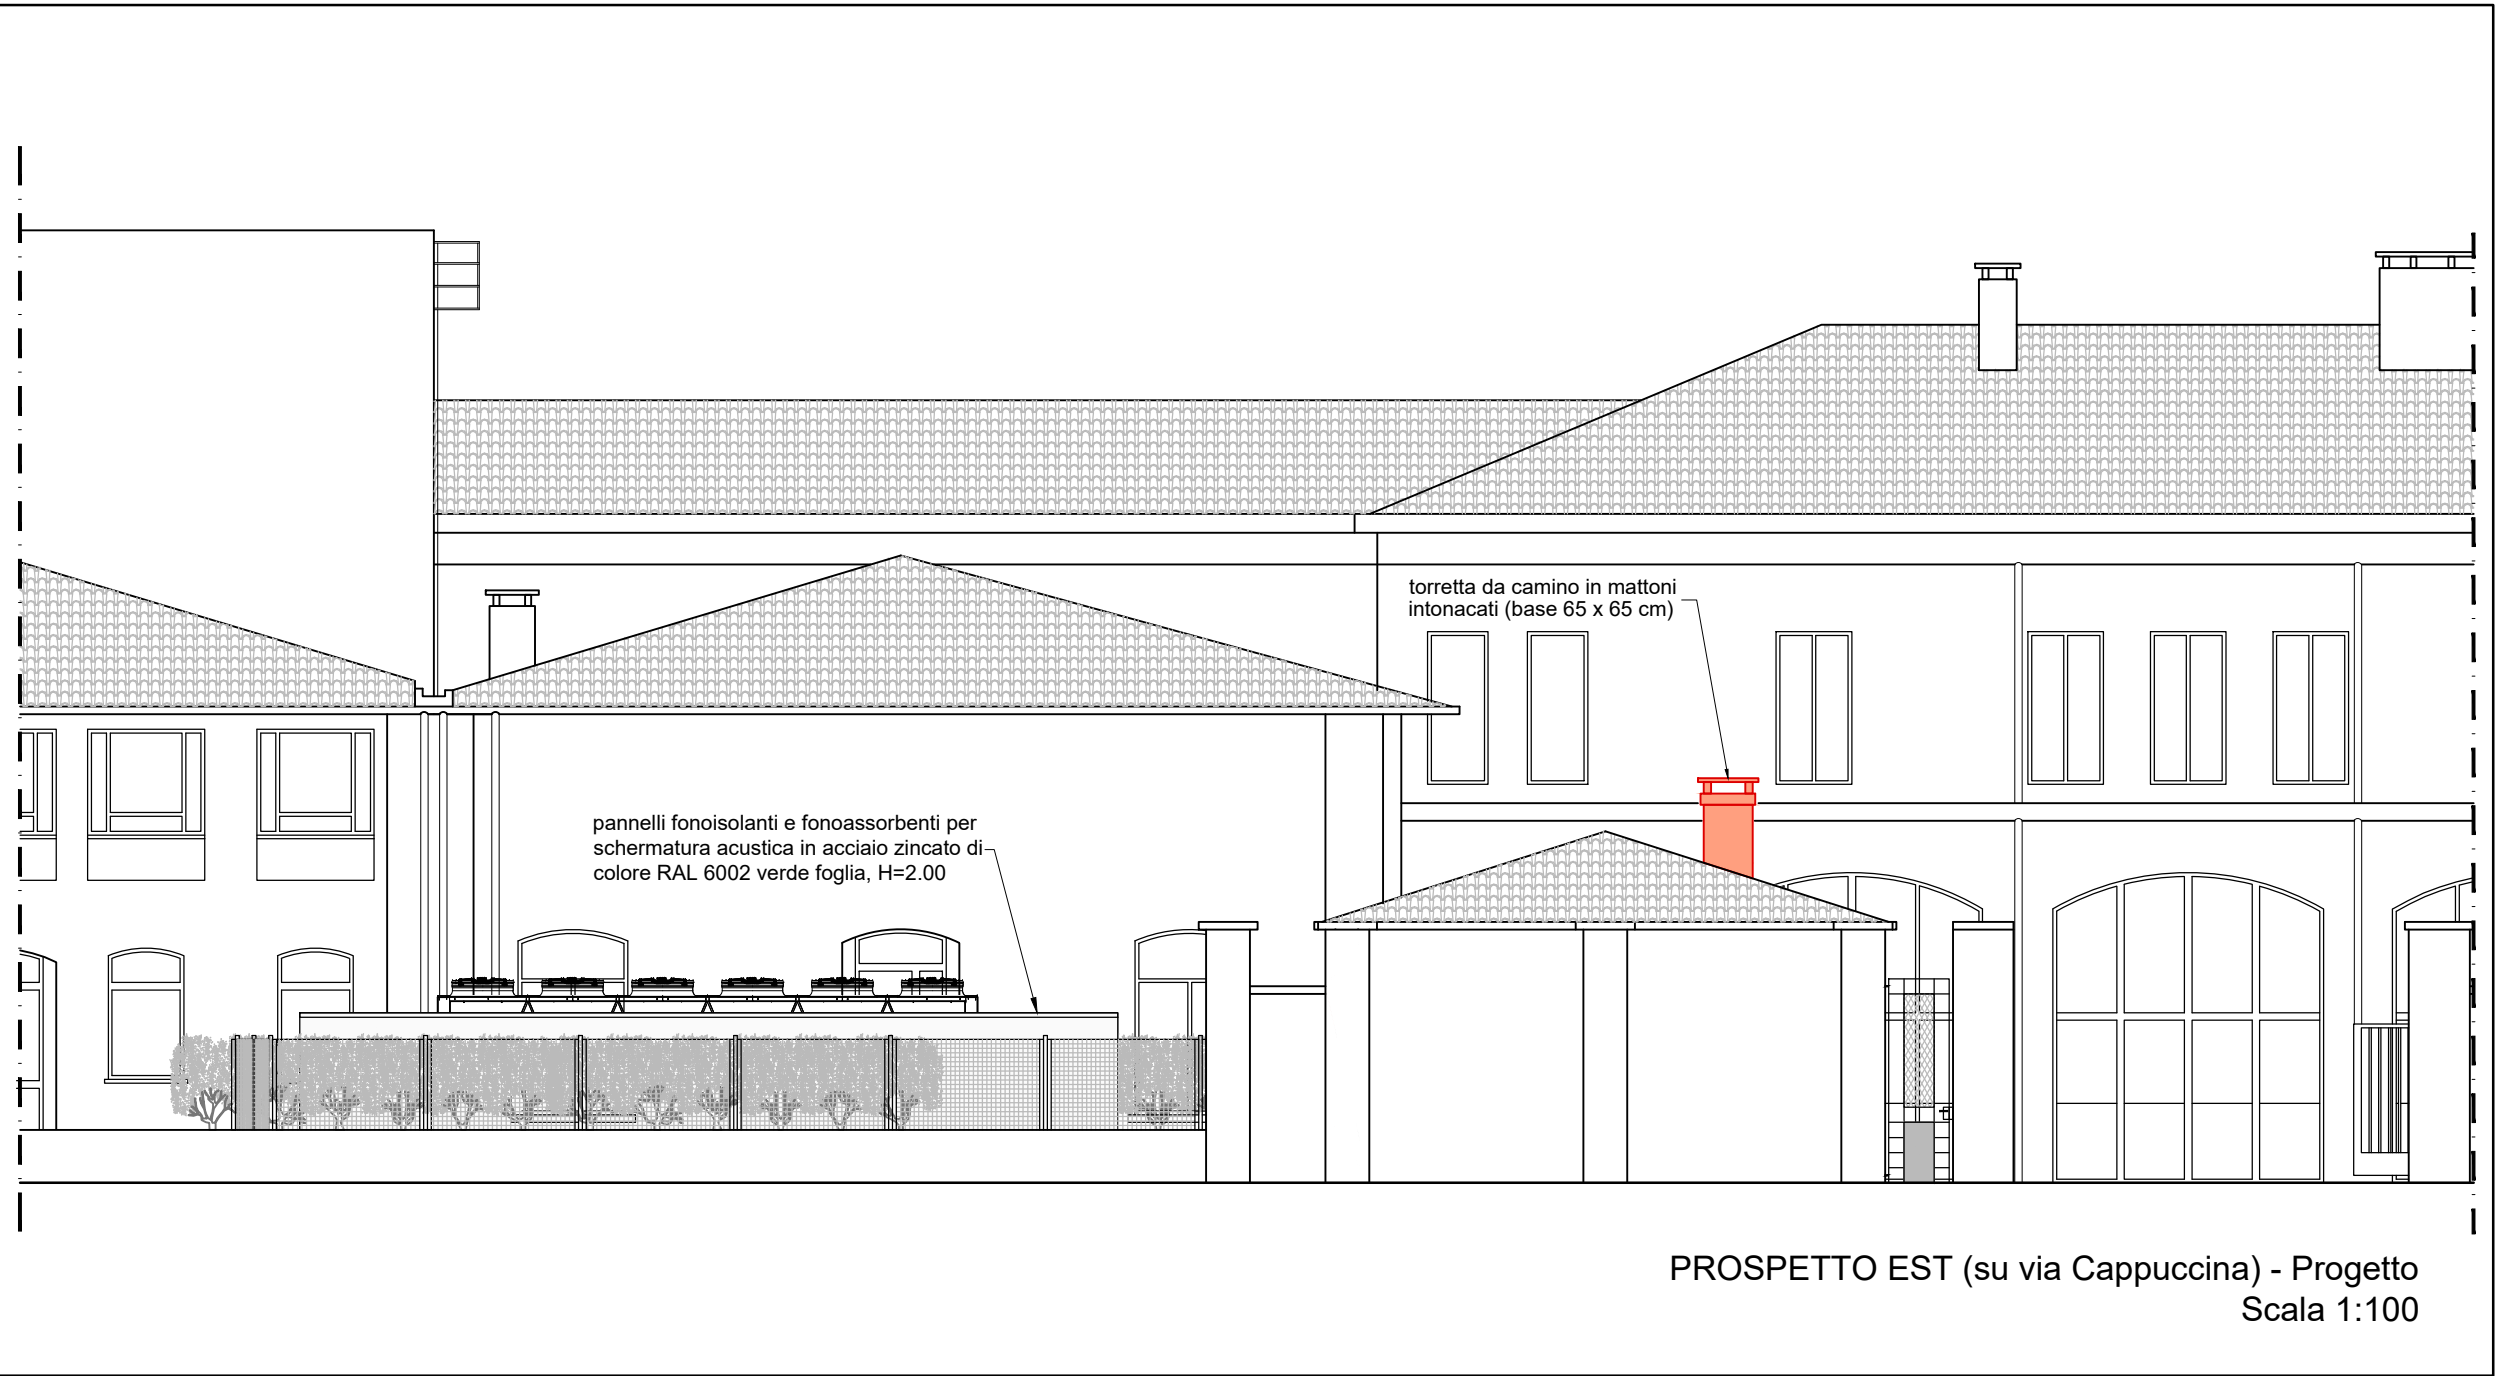
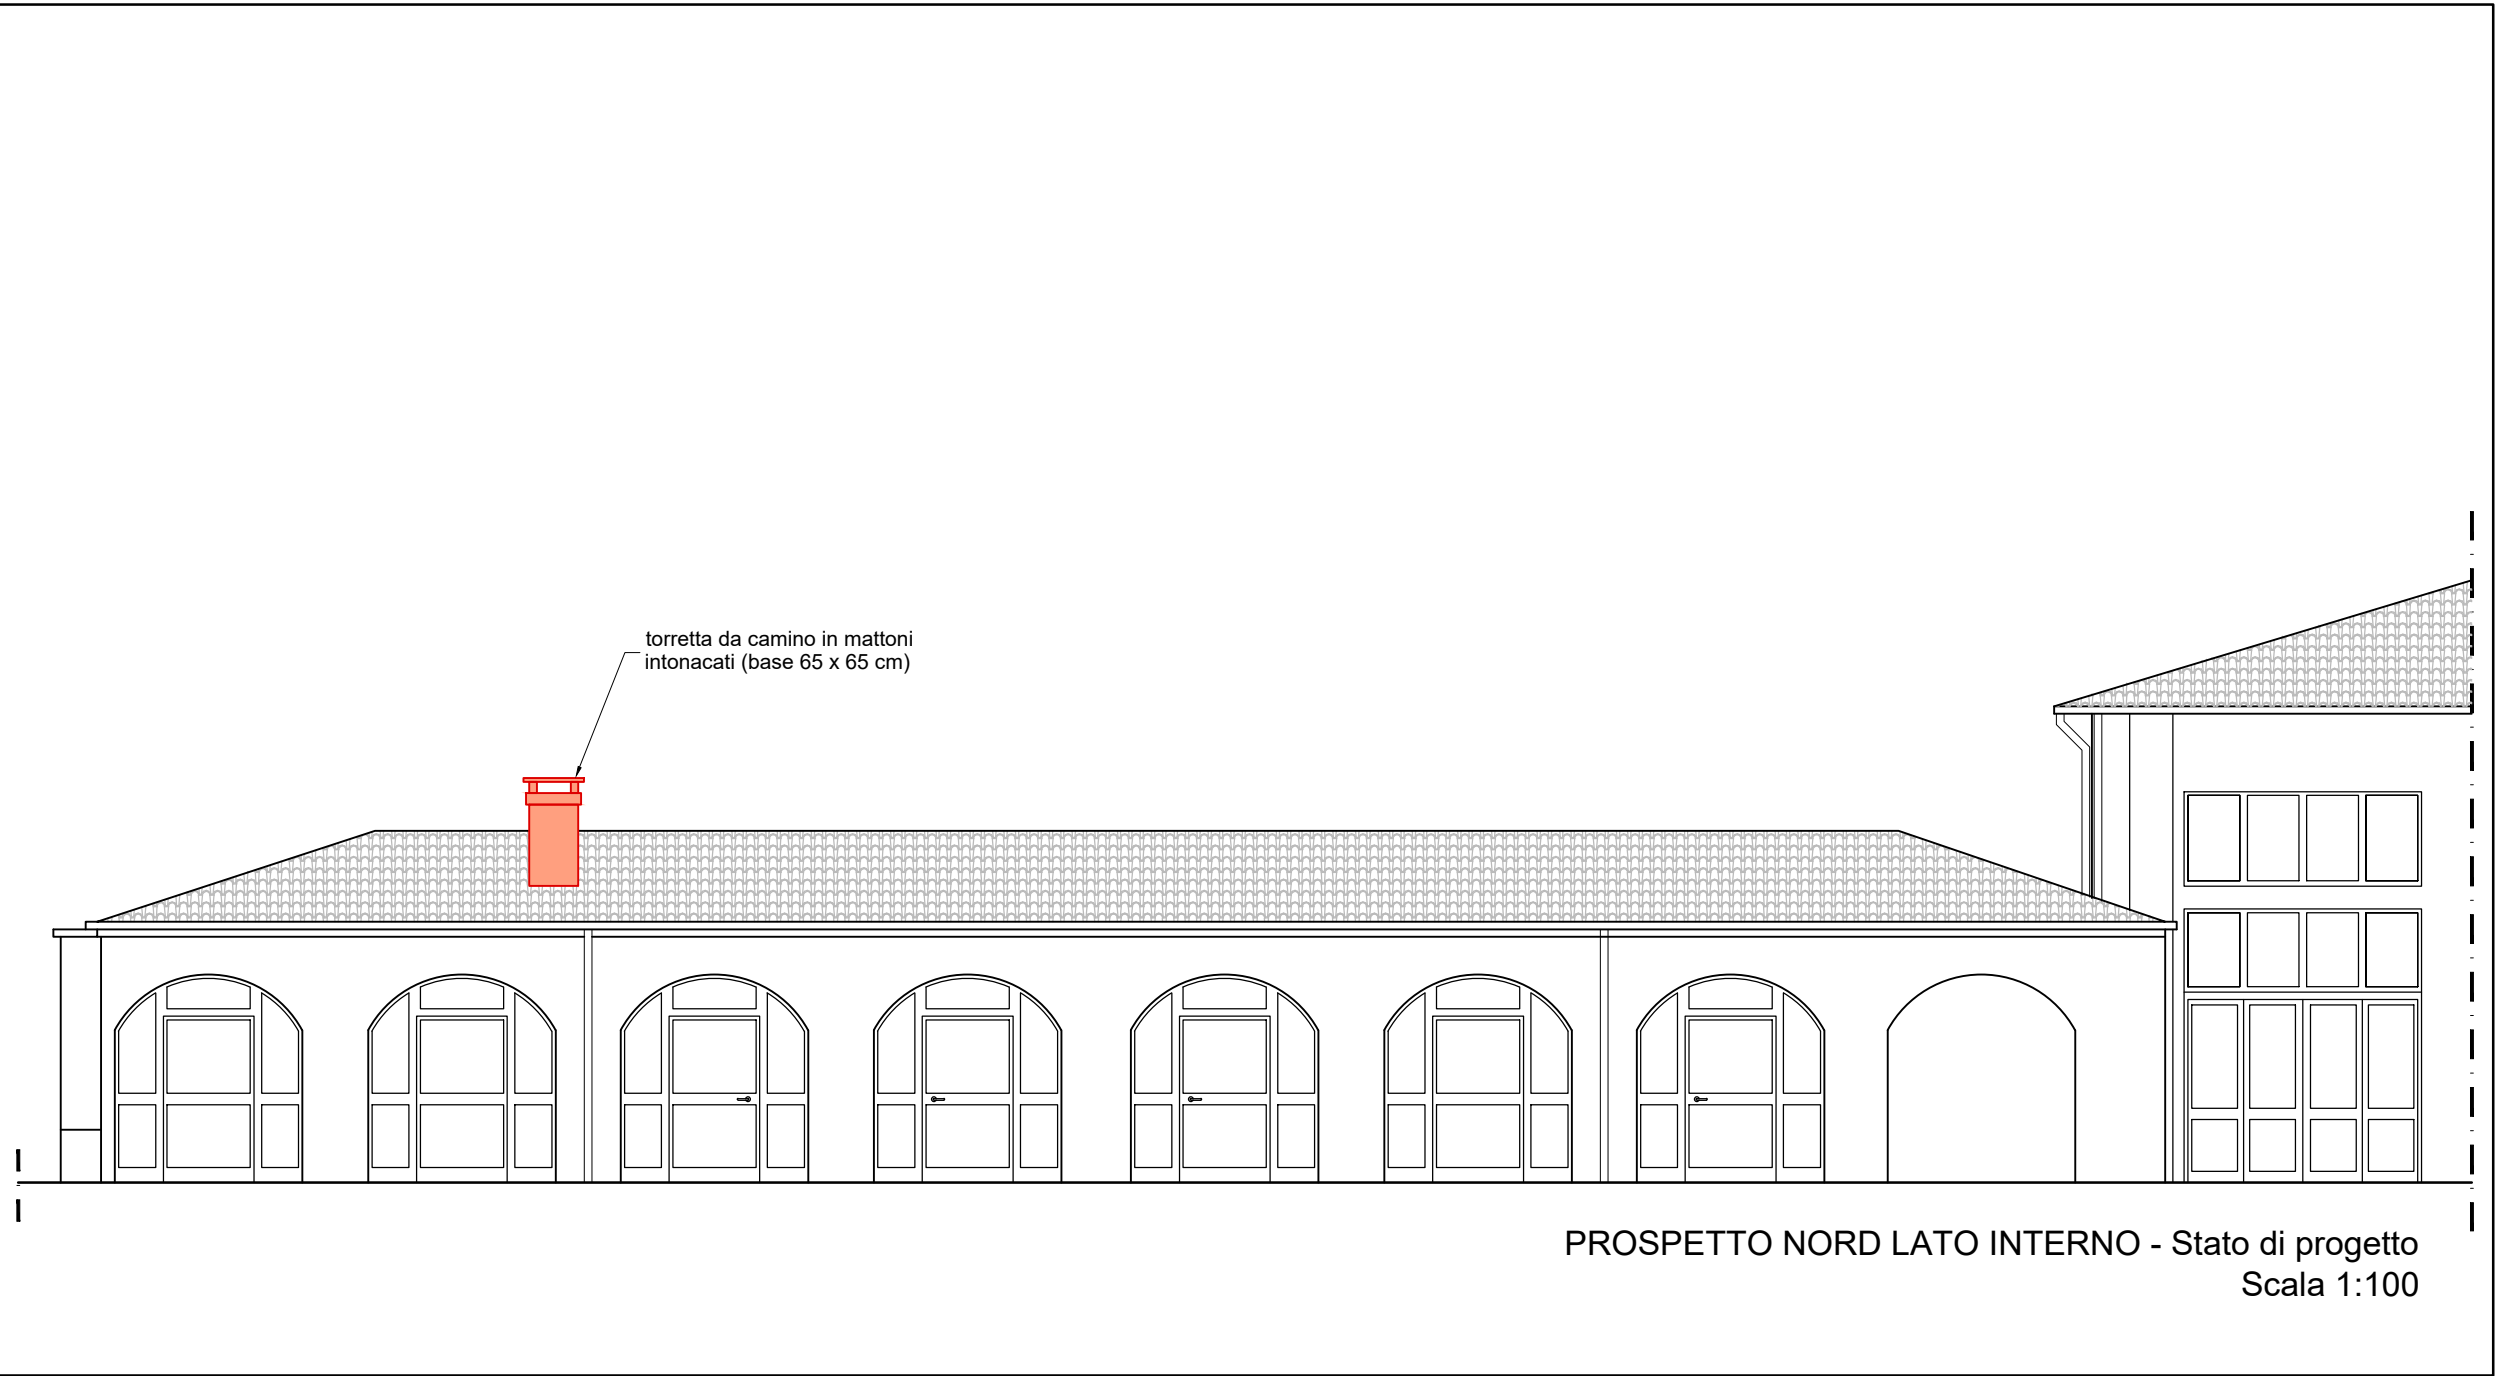
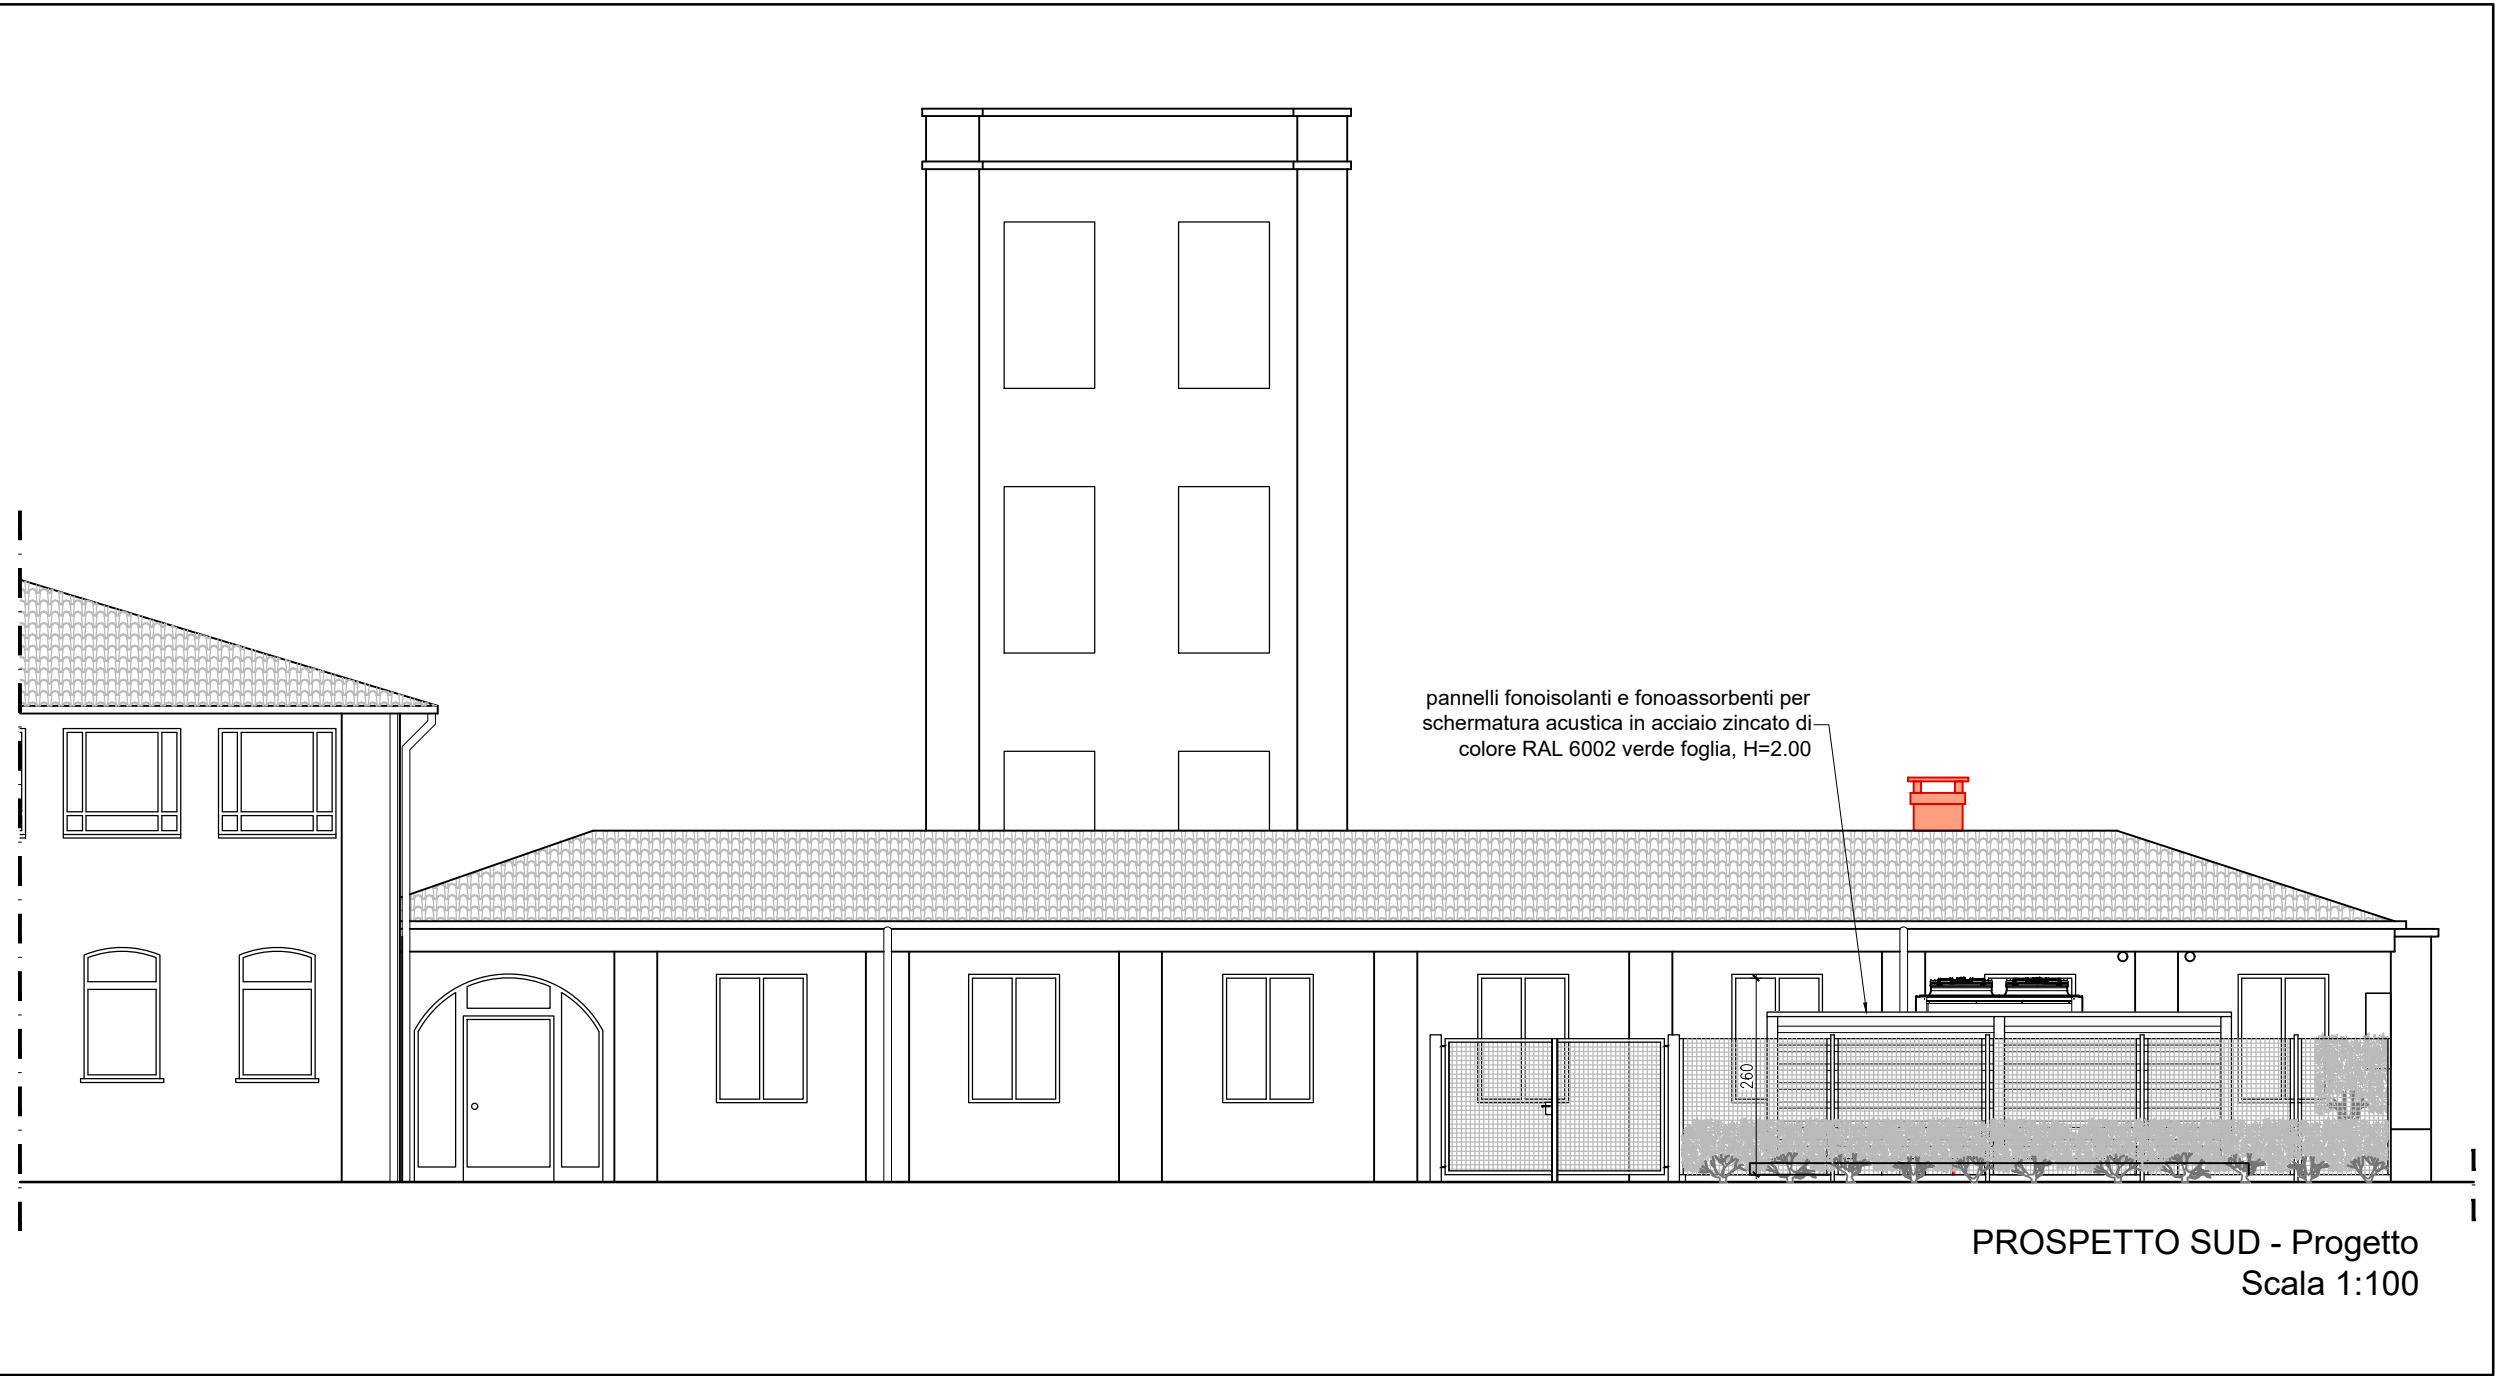
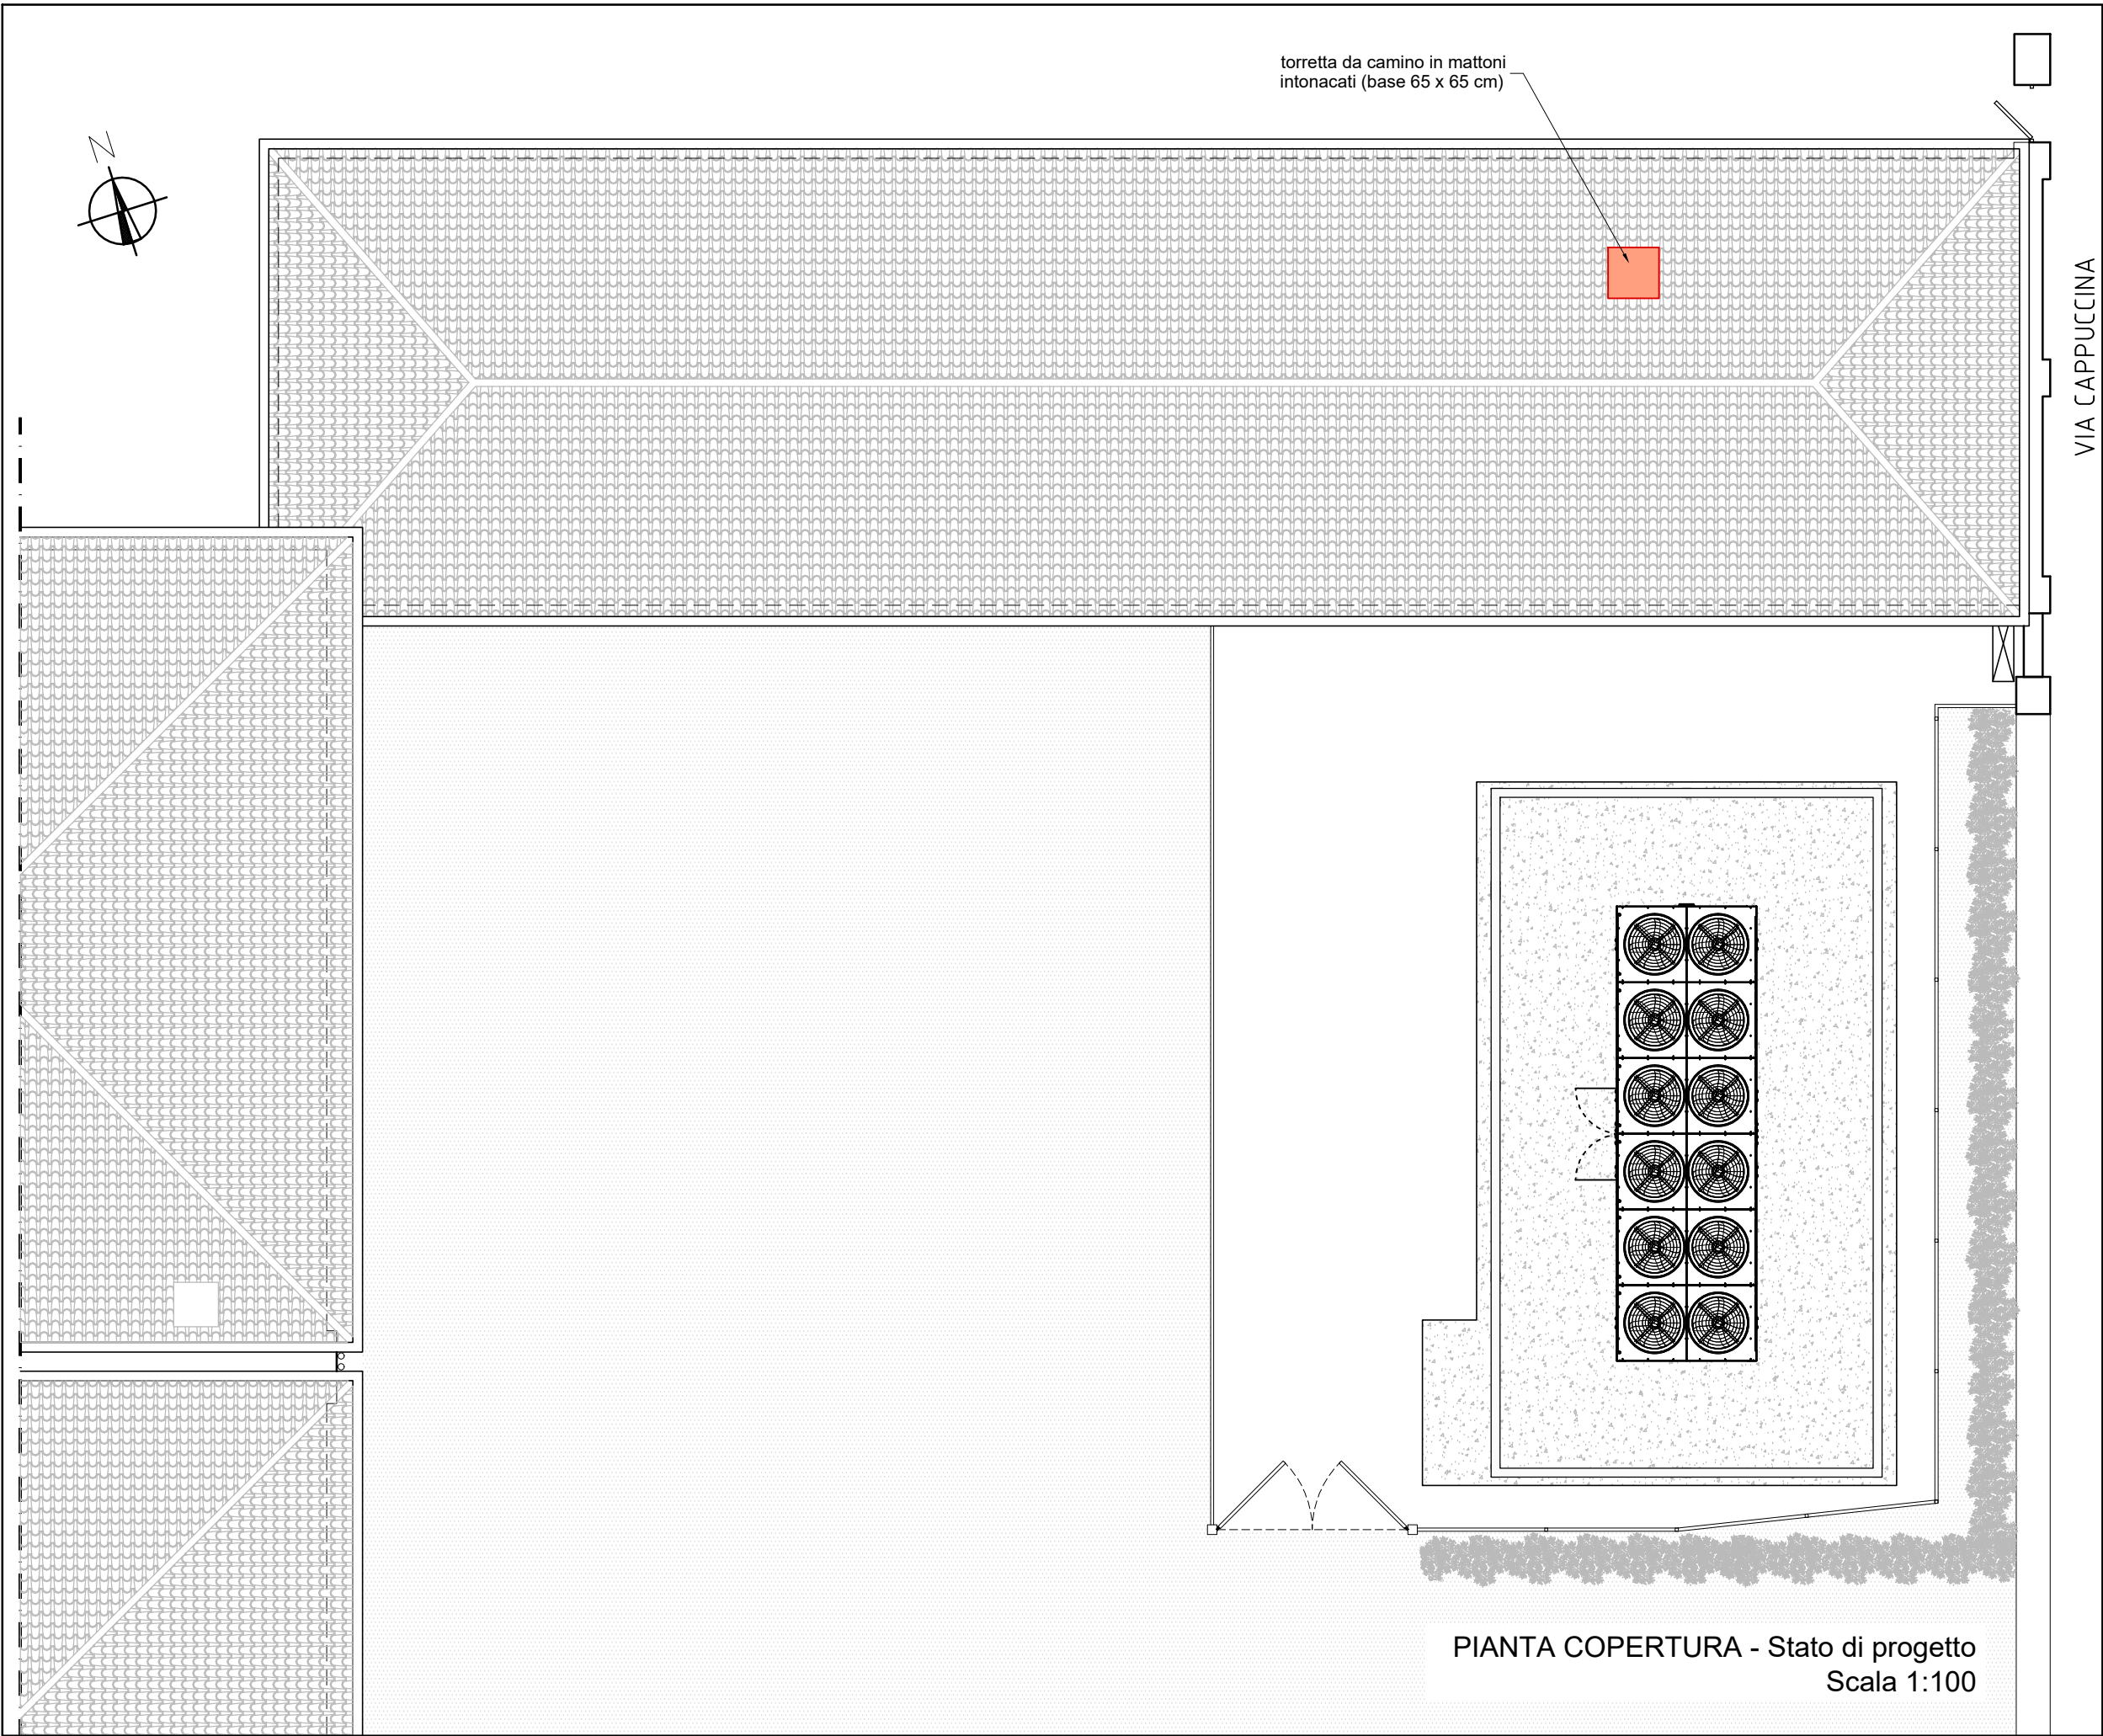


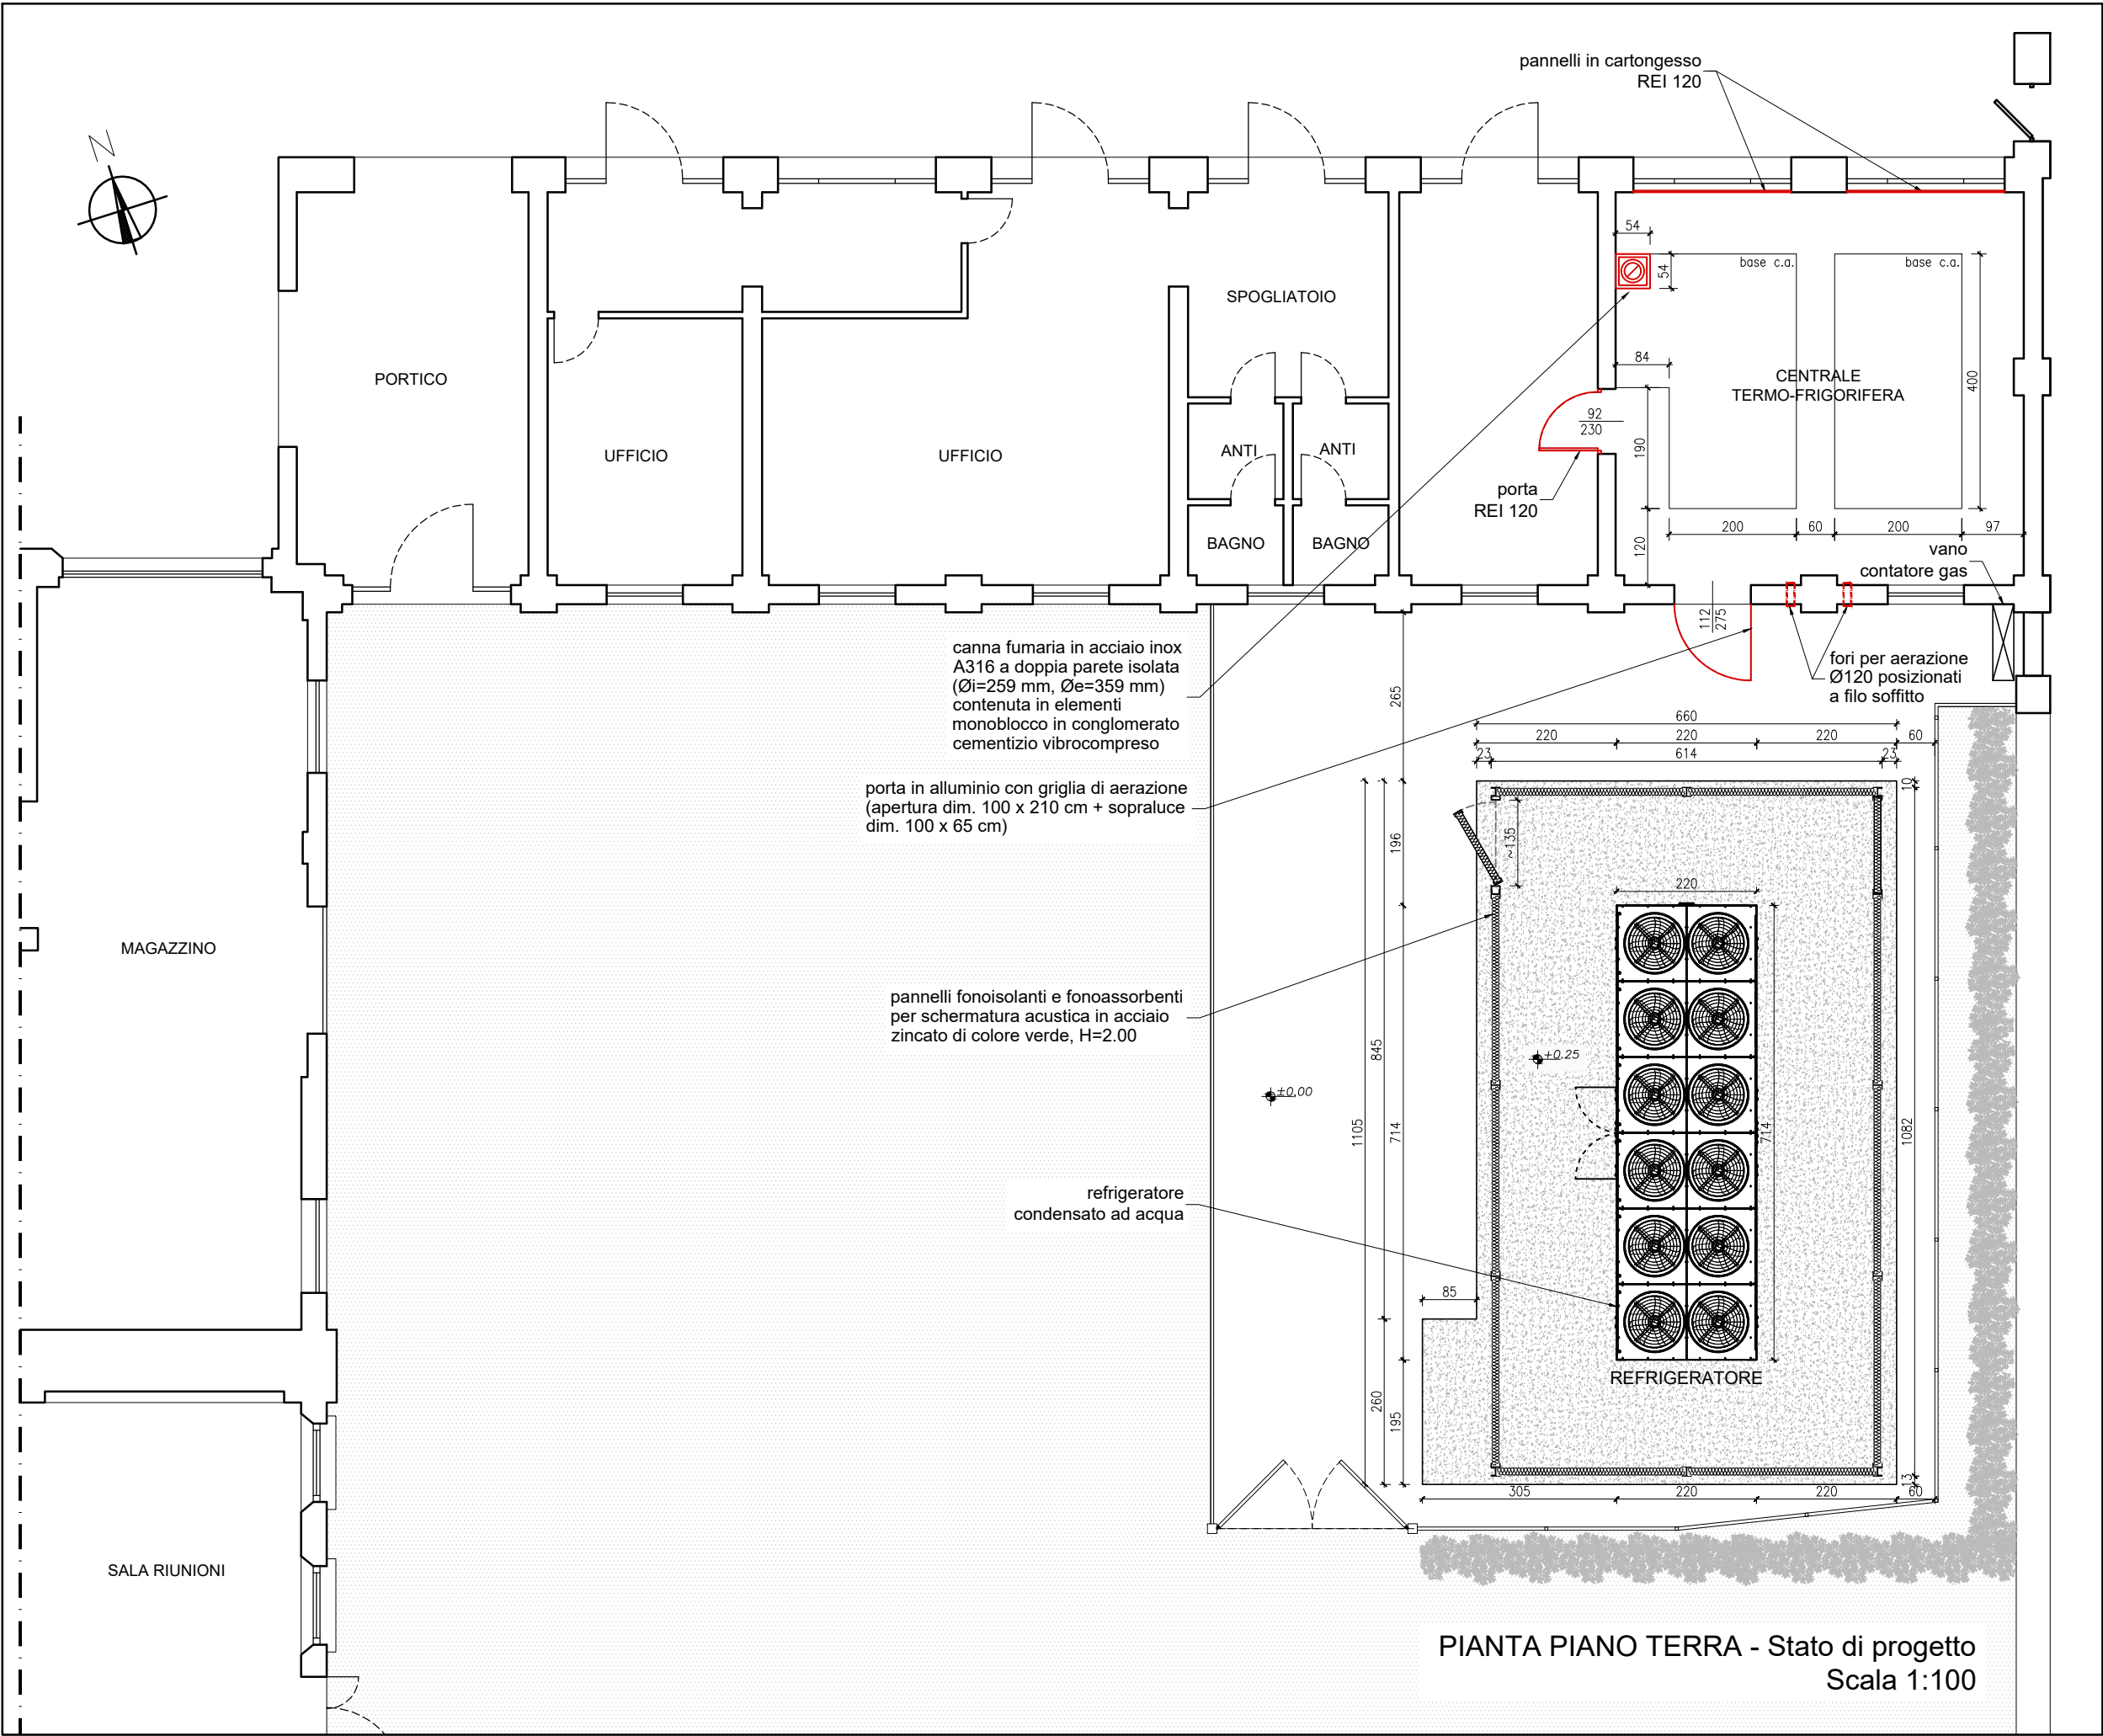

ORTOFOTO CON INQUADRAMENTO AREA DI INTERVENTO
Scala 1:1000

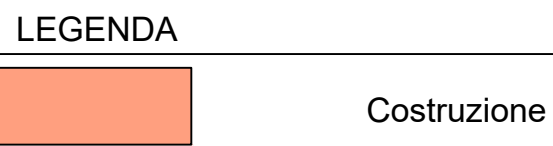

C.I. 15427 - INTERVENTO DI RIQUALIFICAZIONE IMPIANTO DI CLIMATIZZAZIONE DEL COMPLESSO EX GIL
SITO A VENEZIA-MESTRE VIA CAPPUCINA N. 76
Codici Edifici: 412014 - 272032 - 502041

PROGETTO ESECUTIVO

AREA LAVORI PUBBLICI, MOBILITA' E TRASPORTI
SETTORE VIABILITA' DI QUARTIERE E LOCALE
TERRAFERMA, ENERGIA E IMPIANTI
SERVIZIO IMPIANTI TERRAFERMA
CA' FARSETTI - San Marco 4136
30124 Venezia

R.U.P. - Responsabile Unico del Procedimento:
Ing. Francesco Dittadi

progettista:
ing. Vito Saccarola

collaboratori:

studio tecnico ing. vito saccarola
progettazione e direzione lavori di opere di ingegneria civile

TAV.
4/
7-ED

oggetto:
NUOVA UNITA' ESTERNA DI CONDIZIONAMENTO E SISTEMAZIONE LOCALI CENTRALE TERMICA - PLANIMETRIE, PIANTE E PROSPETTI
STATO DI PROGETTO

prog.	data	descrizione	rev.	operatore	verifica	approvazione
1	07/04/2023	1 emissione - progetto di fattibilità tecnica ed economica	0	11P	data	07%
2	nov. 2023	11 emissione - progetto esecutivo (in file V011C60100.dwg)	0	100	data	07%

prog.: V011C
file: V011C60100.dwg
scala: 1:1000 - 1:100 - 1:50
data: novembre 2025

Questo documento è di proprietà dello Studio Tecnico Ing. Vito Saccarola che ne riserva tutti i diritti di legge.
Modello: V011C50-00_Circolog.dwg - Rev.00 del 24/03/2025 di 10P - app.07/v.